




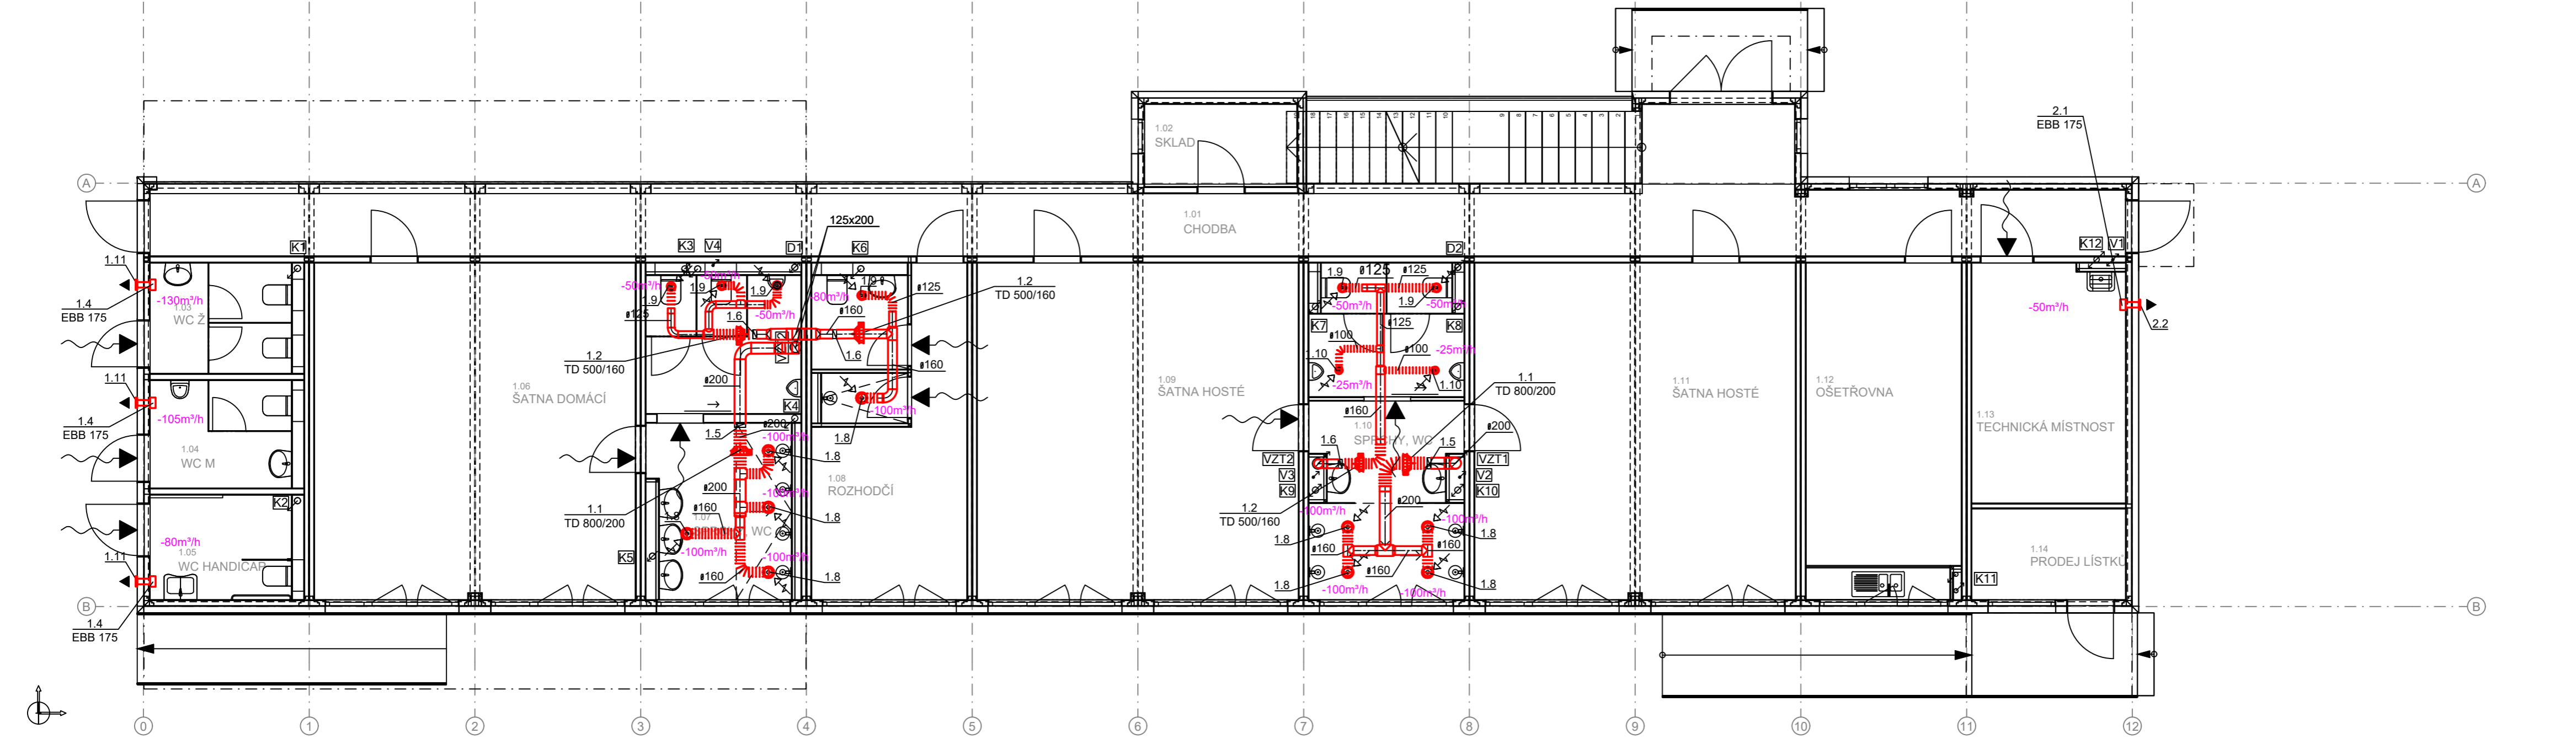

PŮDORYS 1.NP



LEGENDA:

-  mřížka (Taliřové ventil)
(přívod/odvod)
-  mřížka do dvěří (dodá stavba)
-  veškeré VZT potrubí je z
pozinkovaného
plechu sk.I s třídou těsnosti C
-  množství vzduchu (m3/h)
přívod
odvod

POZNÁMKA:

- NUTNO ZAJISTIT PŘÍSTUP K VENTILÁTORU PRO ÚDRŽBU DLE MANIPULAČNÍHO PROSTORU
- PŘÍVOD VZDUCHU DO PODTLAKOVÉ VĚTRANÝCH MÍSTNOSTI ZAJISTÍ MŘÍŽKA VE DVEŘÍCH NEBO PODŘÍZNUTÉ DVEŘE (DODÁVKA STAVBY)
- PROSTUPY SKRZ STROPNÍ NEBO STĚNOVÉ KONSTRUKCE JE NUTNO PŘIPRAVIT PŘED MONTÁŽÍ VZT
- ETÁŽE VZT POTRUBÍ ŘEŠIT DLE SITUACE NA STAVBĚ

VZDUCHOTECHNIKA

| | | | | |
|--|---------------------------------------|---------------------------------|---|------------------------|
| Vedoucí projektant Ing. Rastislav Lukáč | Zodp. projektant Ing. T. Knapp ml. | Vypracoval Ing. T. Knapp ml. | Airproject group s.r.o. projekce VZT, klimatizace a vytápění Na Bořích 458/60, 326 00 Pízeň | |
| Investor: Městský úřad Bohumín 735 81 Bohumín | | | Formát – A4 | Stupeň |
| Stavba-objekt Budova zázemí fotbalového hřiště FK Bospor Bohumín | | | 3xA4 | DPS |
| | | | Datum 06/2025 | Číslo zakázky 22_25 |
| Obsah výkresu PŮDORYS 1.NP | | | Měřítko 1 : 75 | Č. výkresu 2 |