






RE2

LEGENDA ZAŘÍZENÍ :

-  domácí telefon VIOLA DS15 s dvojím vyzváněním
-  KI 68
-  svorkovaci krabice
-  zvonkové tlačítko do KP 68

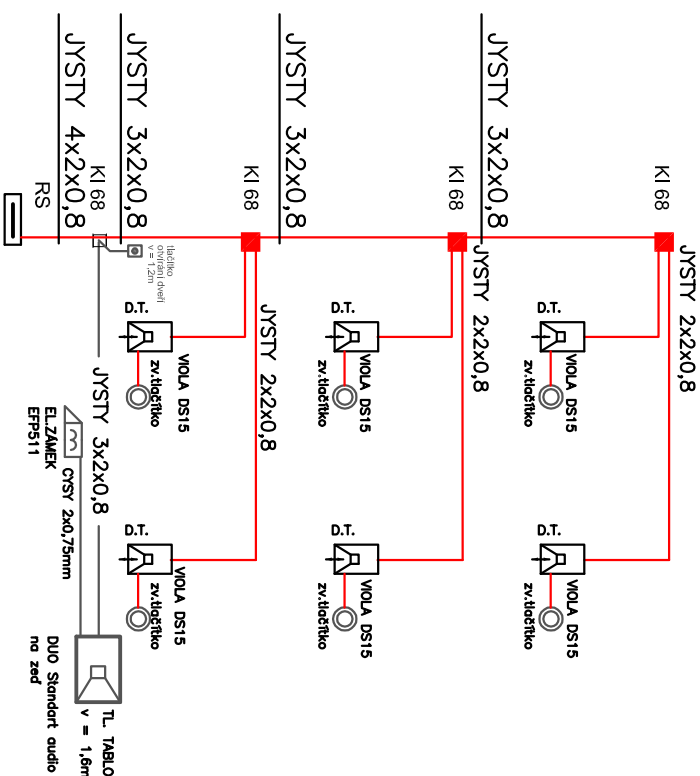

ZÁKLADNÍ TECHNICKÉ ÚDAJE :

Provozní napětí : 3x230V/400V/12V, 50 HZ
Provozní soustava : 3+N+PE, TN-S,

Vnější vlivy prostředí

ČSN 332000-3,5,7 : viz techn. zpráva

Ochrana automatickým odpojením vadné části v síti TN od zdroje

a pospojováním v souladu s ČSN 33 20 00 - 4 - 41 ed.3 .

D 1.4.4 - ZAŘÍZENÍ SILNOPROUDÉ A SLP ELEKTROTECHNIKY

PROJEKTANT: Karel Chytil		AUTORIZACE: Ladislav Tolstý-1102632	
KATASTR.ÚZ: Bohumín		KRAJ: Moravskoslezský	
INVESTOR: MÚ BOHUMÍN			
Nový Bohumín, Štefánikova 321 REVTALIZACE-OPRAVA EL. INSTALACE VE SPOL. PROSTORÁCH BD V.Č. PŘÍPOJEK K B.J.			
OBSAH: PŮDORYS 2.NP. - ELEKTROINSTALACE SLP - DOMACÍ TELEFONY		Karel Chytil & syn projektování el.zarizení IČO 640 82 351 Korunní 522/63, Ostrava mob.: 724 978 547	
MĚŘÍTKO: 1 : 200		ZAK. ČÍSLO: 19-09-42 DATAUM: 09/2019 ČÍS.VÝKRESU: D.1.4.4.36	