


Č. M.	ÚČEL MÍSTNOSTI
4.01	SCHODIŠTĚ
4.02	PŮDA

A SVÍTIDLO ŽÁROVKOVÉ STROPNÍ, NÁSTĚNNÉ
1x60W IP 43

Y PŘEPÍNAČ SERIOVÝ IP43, řaz.5, v = 1,2m

p.om. KABELOVÁ TRASA POD OMÍTKOU

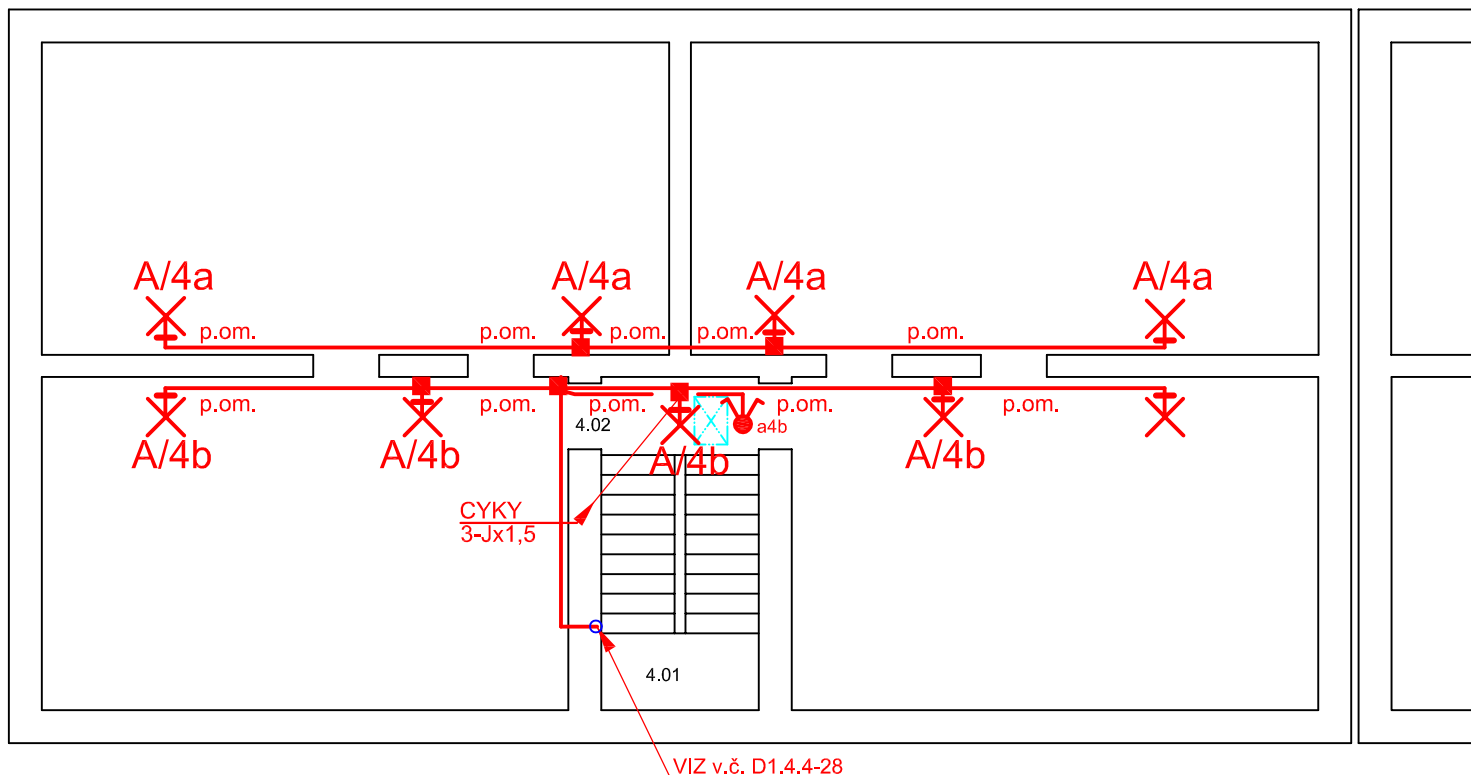

ZÁKLADNÍ TECHNICKÉ ÚDAJE:

Provozní napětí : 3x230V/400V, 50 Hz
 Provozní soustava : 3+N+PE, TN-S,
 Ochrana před NDN: samočinným odpojením od zdroje
 v nastaveném čase

Vnější vlivy prostředí

ČSN 332000-5-51 ed.3: viz technická zpráva

D 1.4.4 - ZAŘÍZENÍ SILNOPROUDÉ ELEKTROTECHNIKY

PROJEKTANT: Karel Chytil		AUTORIZACE: Ladislav Tolasz-1102632		Karel Chytil & syn projektování el.zařízení IČO 640 82 351 Korunní 822/63, Ostrava mob.: 724 978 547	
KATASTR.ÚZ: Bohumín		KRAJ: Moravskoslezský			
INVESTOR: MÚ BOHUMÍN					
AKCE:	Nový Bohumín, Trh. Dr. E. Beneše 324				
	REVITALIZACE-OPRAVA EL. INSTALACE VE SPOL. PROSTORÁCH BD V.Č. PŘÍPOJEK K B.J.			ZAK. ČÍSLO: 19-09-43	
				DATUM: 09/2019	
OBSAH:				MĚŘÍTKO: 1 : 100	
PŮDORYS 4.NP. - ELEKTROINSTALACE				ČÍS.VÝKRESU: D.1.4.4.27	