


RE2

LEGENDA ZAŘÍZENÍ :

- ☒ domácí telefon VIOLA DS15 s dvojím vyzváněním
- ☒ KI 68 svorkovací krabice
- ☒ zvonkové tlačítko do KP 68

Č. M.	ÚČEL MÍSTNOSTI
2.00	CHODBA + SCHODIŠTĚ
BYT Č.3	
2.3.01	PŘEDSÍN
2.3.02	POKOU
2.3.03	POKOU
2.3.04	KUCHYN
2.3.05	KOUPELNA
2.3.06	WC
2.3.07	SPŽ
2.3.08	BALKON
BYT Č.4	
2.4.01	PŘEDSÍN
2.4.02	POKOU
2.4.03	POKOU
2.4.04	KUCHYN
2.4.05	KOUPELNA
2.4.06	WC
2.4.07	POKOU
2.4.08	BALKON

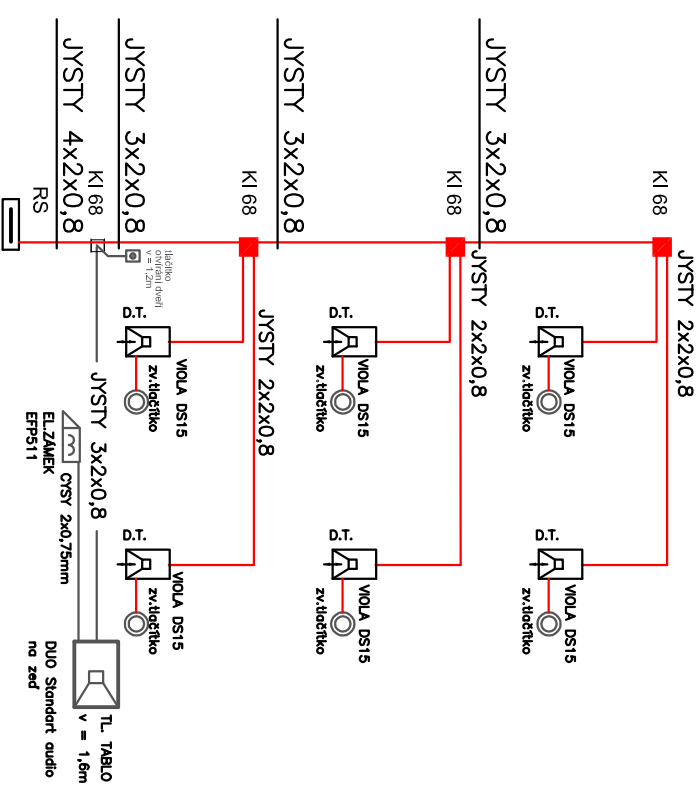

ZÁKLADNÍ TECHNICKÉ ÚDAJE :

Provozní napětí : 3x230V/400V/12V, 50 Hz
Provozní soustava : 3+N+PE, TN-S,

Vnější vlivy prostředí

ČSN 332000-3,5,7 : viz techn.. zpráva

Ochrana automatickým odpojením vadné části v síti TN od zdroje

a pospojováním v souladu s ČSN 33 20 00 - 4 - 41 ed.3.

D 1.4.4 - ZAŘÍZENÍ SILNOPROUDÉ A SLP ELEKTROTECHNIKY

PROJEKTANT: Karel Chytil	AUTORIZACE: Ladislav Tolstý-1102632	Karel Chytil & syn projektování el. zařízení
KATASTR. OZ: Bohumín	KRAJ: Moravskoslezský	
INVESTOR: MČ BOHUMÍN		
Nový Bohumín, Štefánikova 320		
REKONSTRUKCE - OPRAVA EL. INSTALACE VE		
SPOL. PROSTORÁCH BD V.Č. PŘÍPOJEK K B.J.		
OBSAH: PŮDORYS 2.NP. - ELEKTROINSTALACE	MĚŘÍTKO: 1 : 200	ČÍS. VÝKRESU: D.1.4.4.17
ZAK. ČÍSLO: 19-09-42		
DATUM: 09/2019		
IČO 640 82 351 Korunní 822/63, Ostrava mob.: 724 978 547		