


# SITUACE ZOV

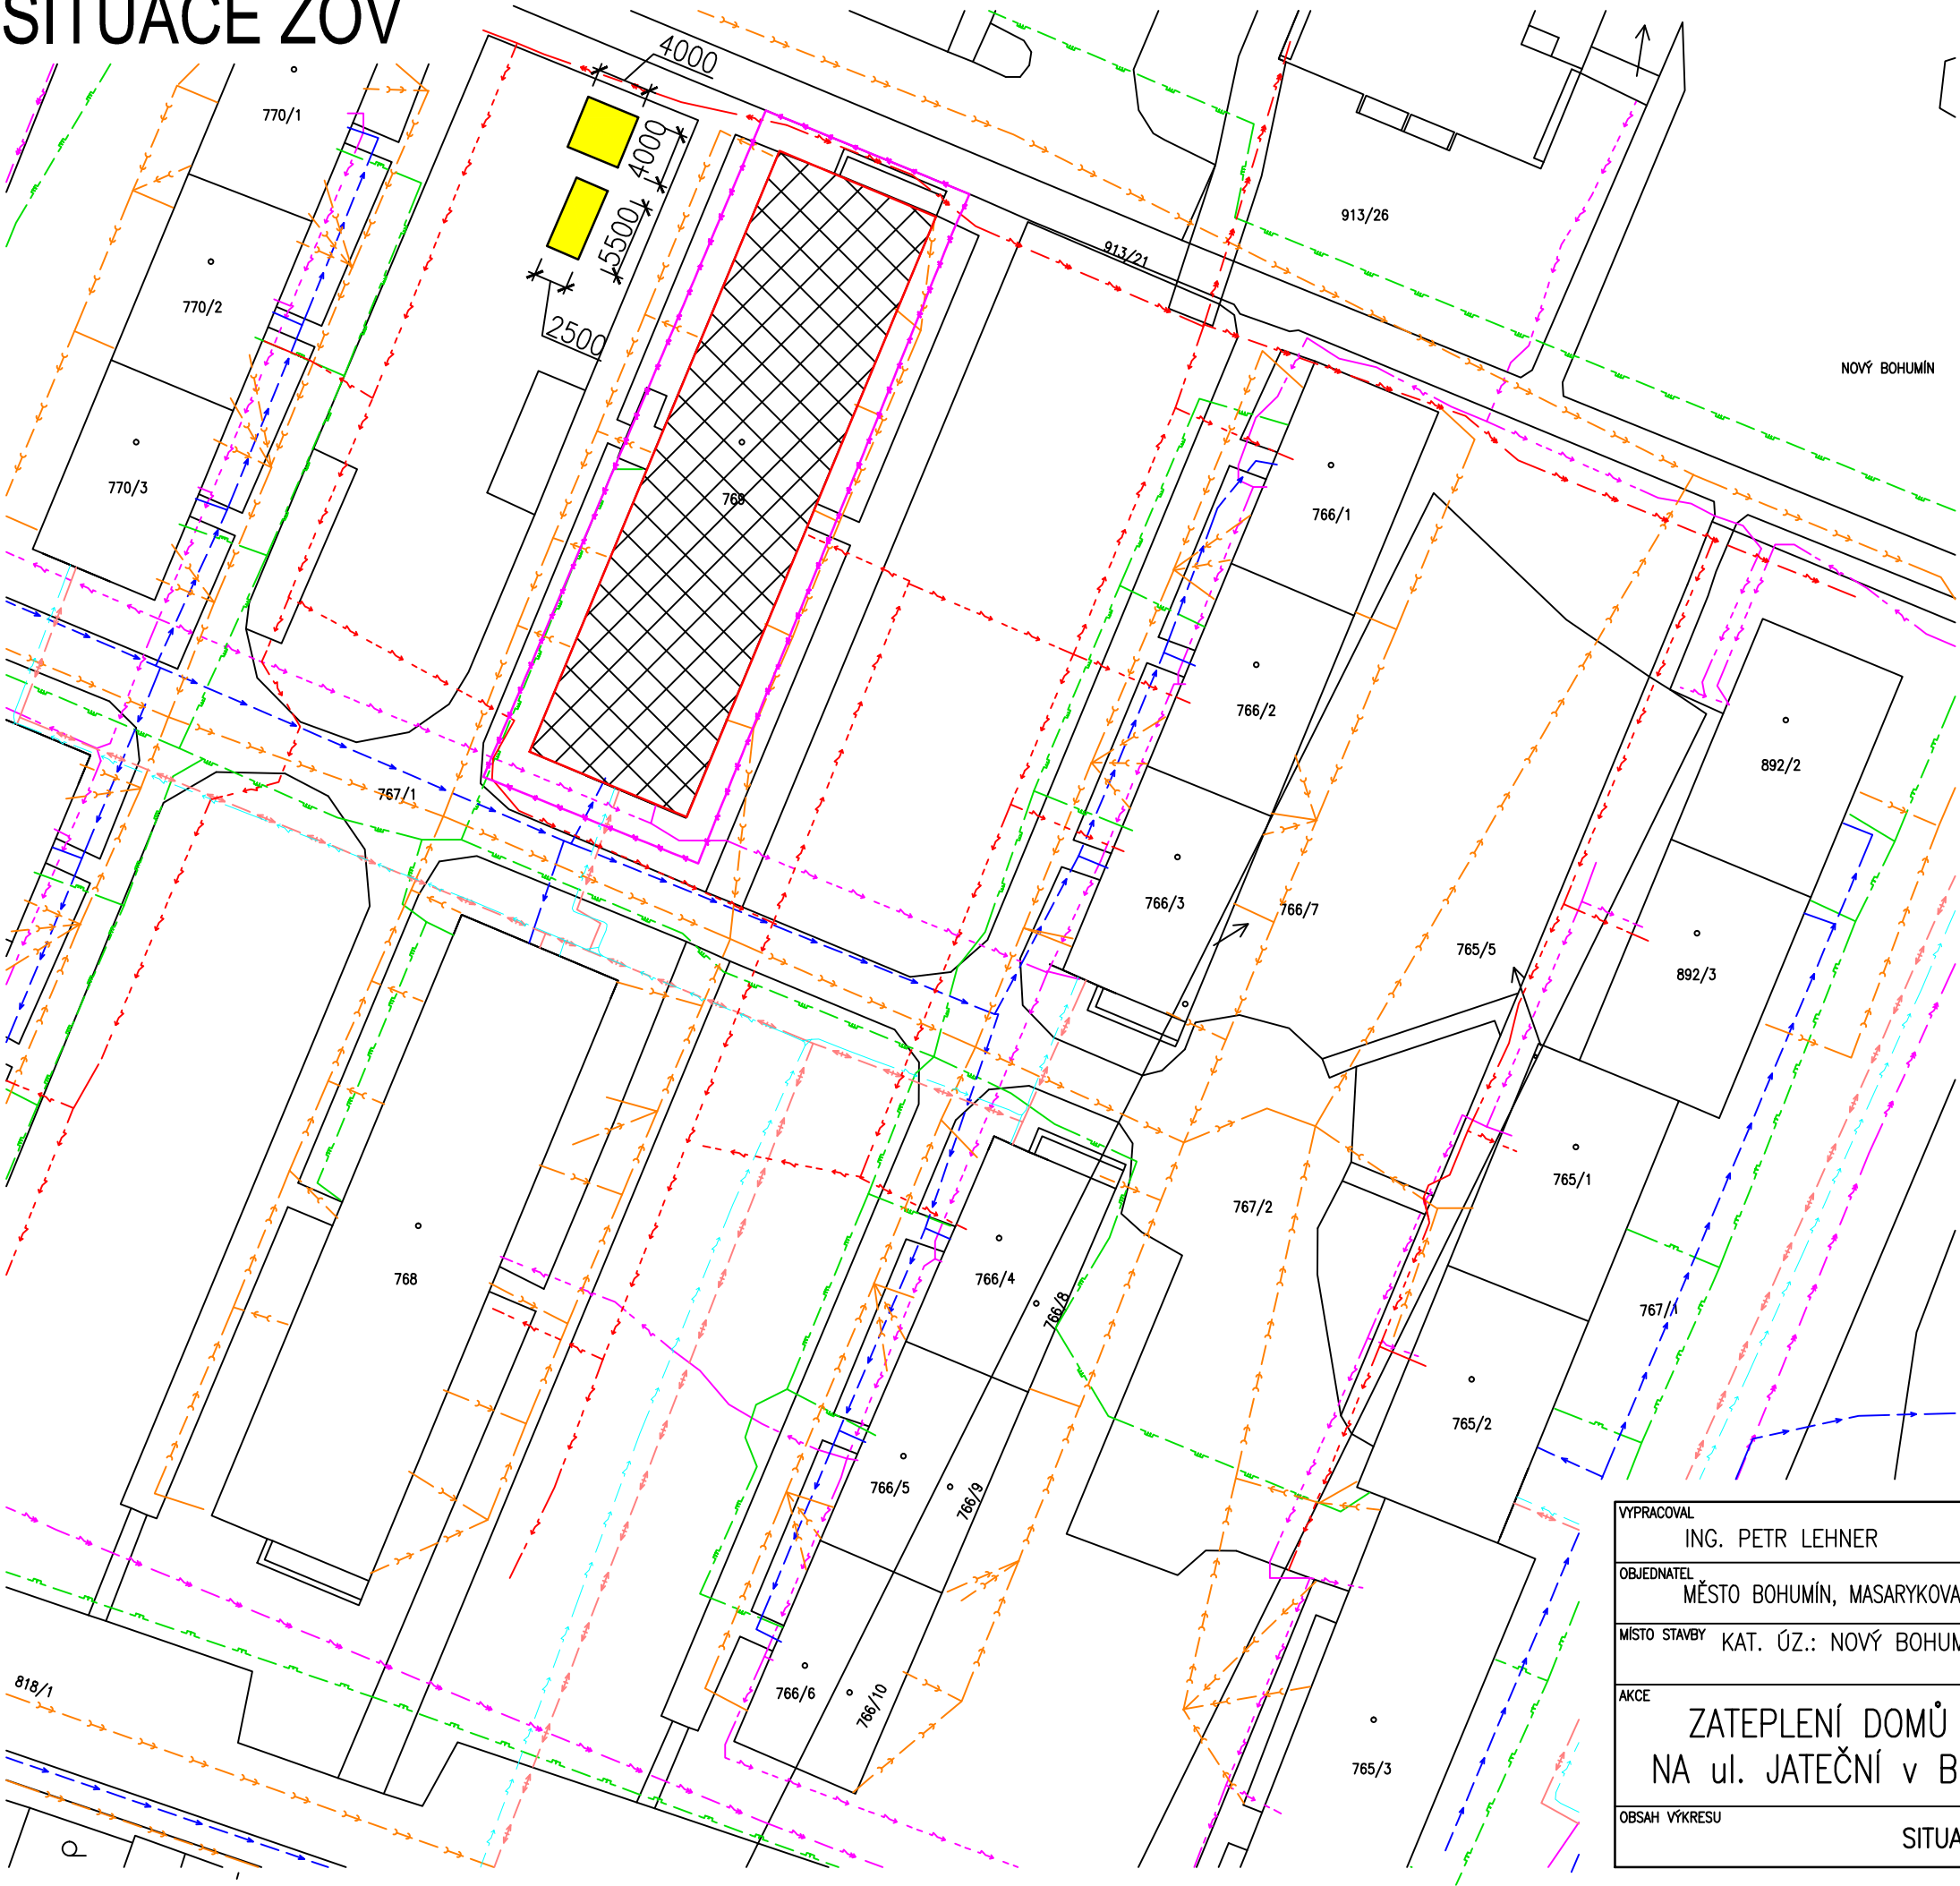


## LEGENDA STÁVAJÍCÍCH SÍTÍ

- KANALIZACE SPLAŠKOVÁ – SMVAK
- VODOVODNÍ ŘAD a PŘÍPOJKY – SMVAK
- TEPLOVOD – ČEZ Teplárenská
- PODZEMNÍ VEDENÍ OPTICKÝ KABEL – CETIN
- PODZEMNÍ VEDENÍ METALICKÝ KABEL – CETIN, RIO Media-Nej.cz
- PODZEMNÍ VEDENÍ NN 10 kV – ČEZ distribuce
- PODZEMNÍ VEDENÍ VN 22 kV – ČEZ distribuce
- NÍZKOTLAKÝ PLYNOVOD – GasNet, s.r.o.
- PODZEMNÍHO TELEKOMUNIKAČNÍHO VEDENÍ PODA A.S.

## LEGENDA:

- ŘEŠENÝ BYTOVÝ DŮM
- HRANICE STAVENIŠTĚ
- ZAŘÍZENÍ STAVENIŠTĚ 13,7+16 = 28,7 m2

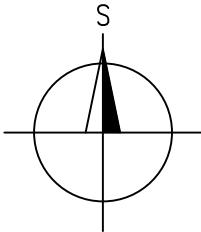

VYPRACOVAL ING. PETR LEHNER	ZODP. PROJEKTANT ING. TOMÁŠ PACOLA		
OBJEDNATEL MĚSTO BOHUMÍN, MASARYKOVA 158, NOVÝ BOHUMÍN, 73581 BOHUMÍN		FORMÁT A3	
MÍSTO STAVBY KAT. ÚZ.: NOVÝ BOHUMÍN, PARC.Č.: 767/1; 769		DATUM	
AKCE ZATEPLENÍ DOMŮ A OPRAVA STŘECH NA ul. JATEČNÍ v BOHUMÍNĚ II. č.p. 149		ÚČEL DSP	
OBSAH VÝKRESU SITUACE ZOV		MĚŘÍTKO 1:500	Č. VÝKRESU C03