


Kreslil: ING. MILER	Projektant: ING. MILER		
Objednatel: Město Bohumín, Masarykova 158, 73581 Bohumín		Datum: 09/2020	Formát: A3
Akce: PŘÍSTŘEŠEK BOHUMÍN-NOVÁ VES K.Ú. DOLNÍ LUTYNĚ 629731, P.Č. 3957/1 ČÁST – SITUACE		Stupeň: PD SPOLEČNÉHO POVOLENÍ STAVBY	Měřítko: 1:250
Název výkresu: KOORDINAČNÍ SITUACE STAVBY		Zakázkové číslo: -	Část dokumentace podle vyhlášky: C
		Revize: -	Číslo výkresu: C3

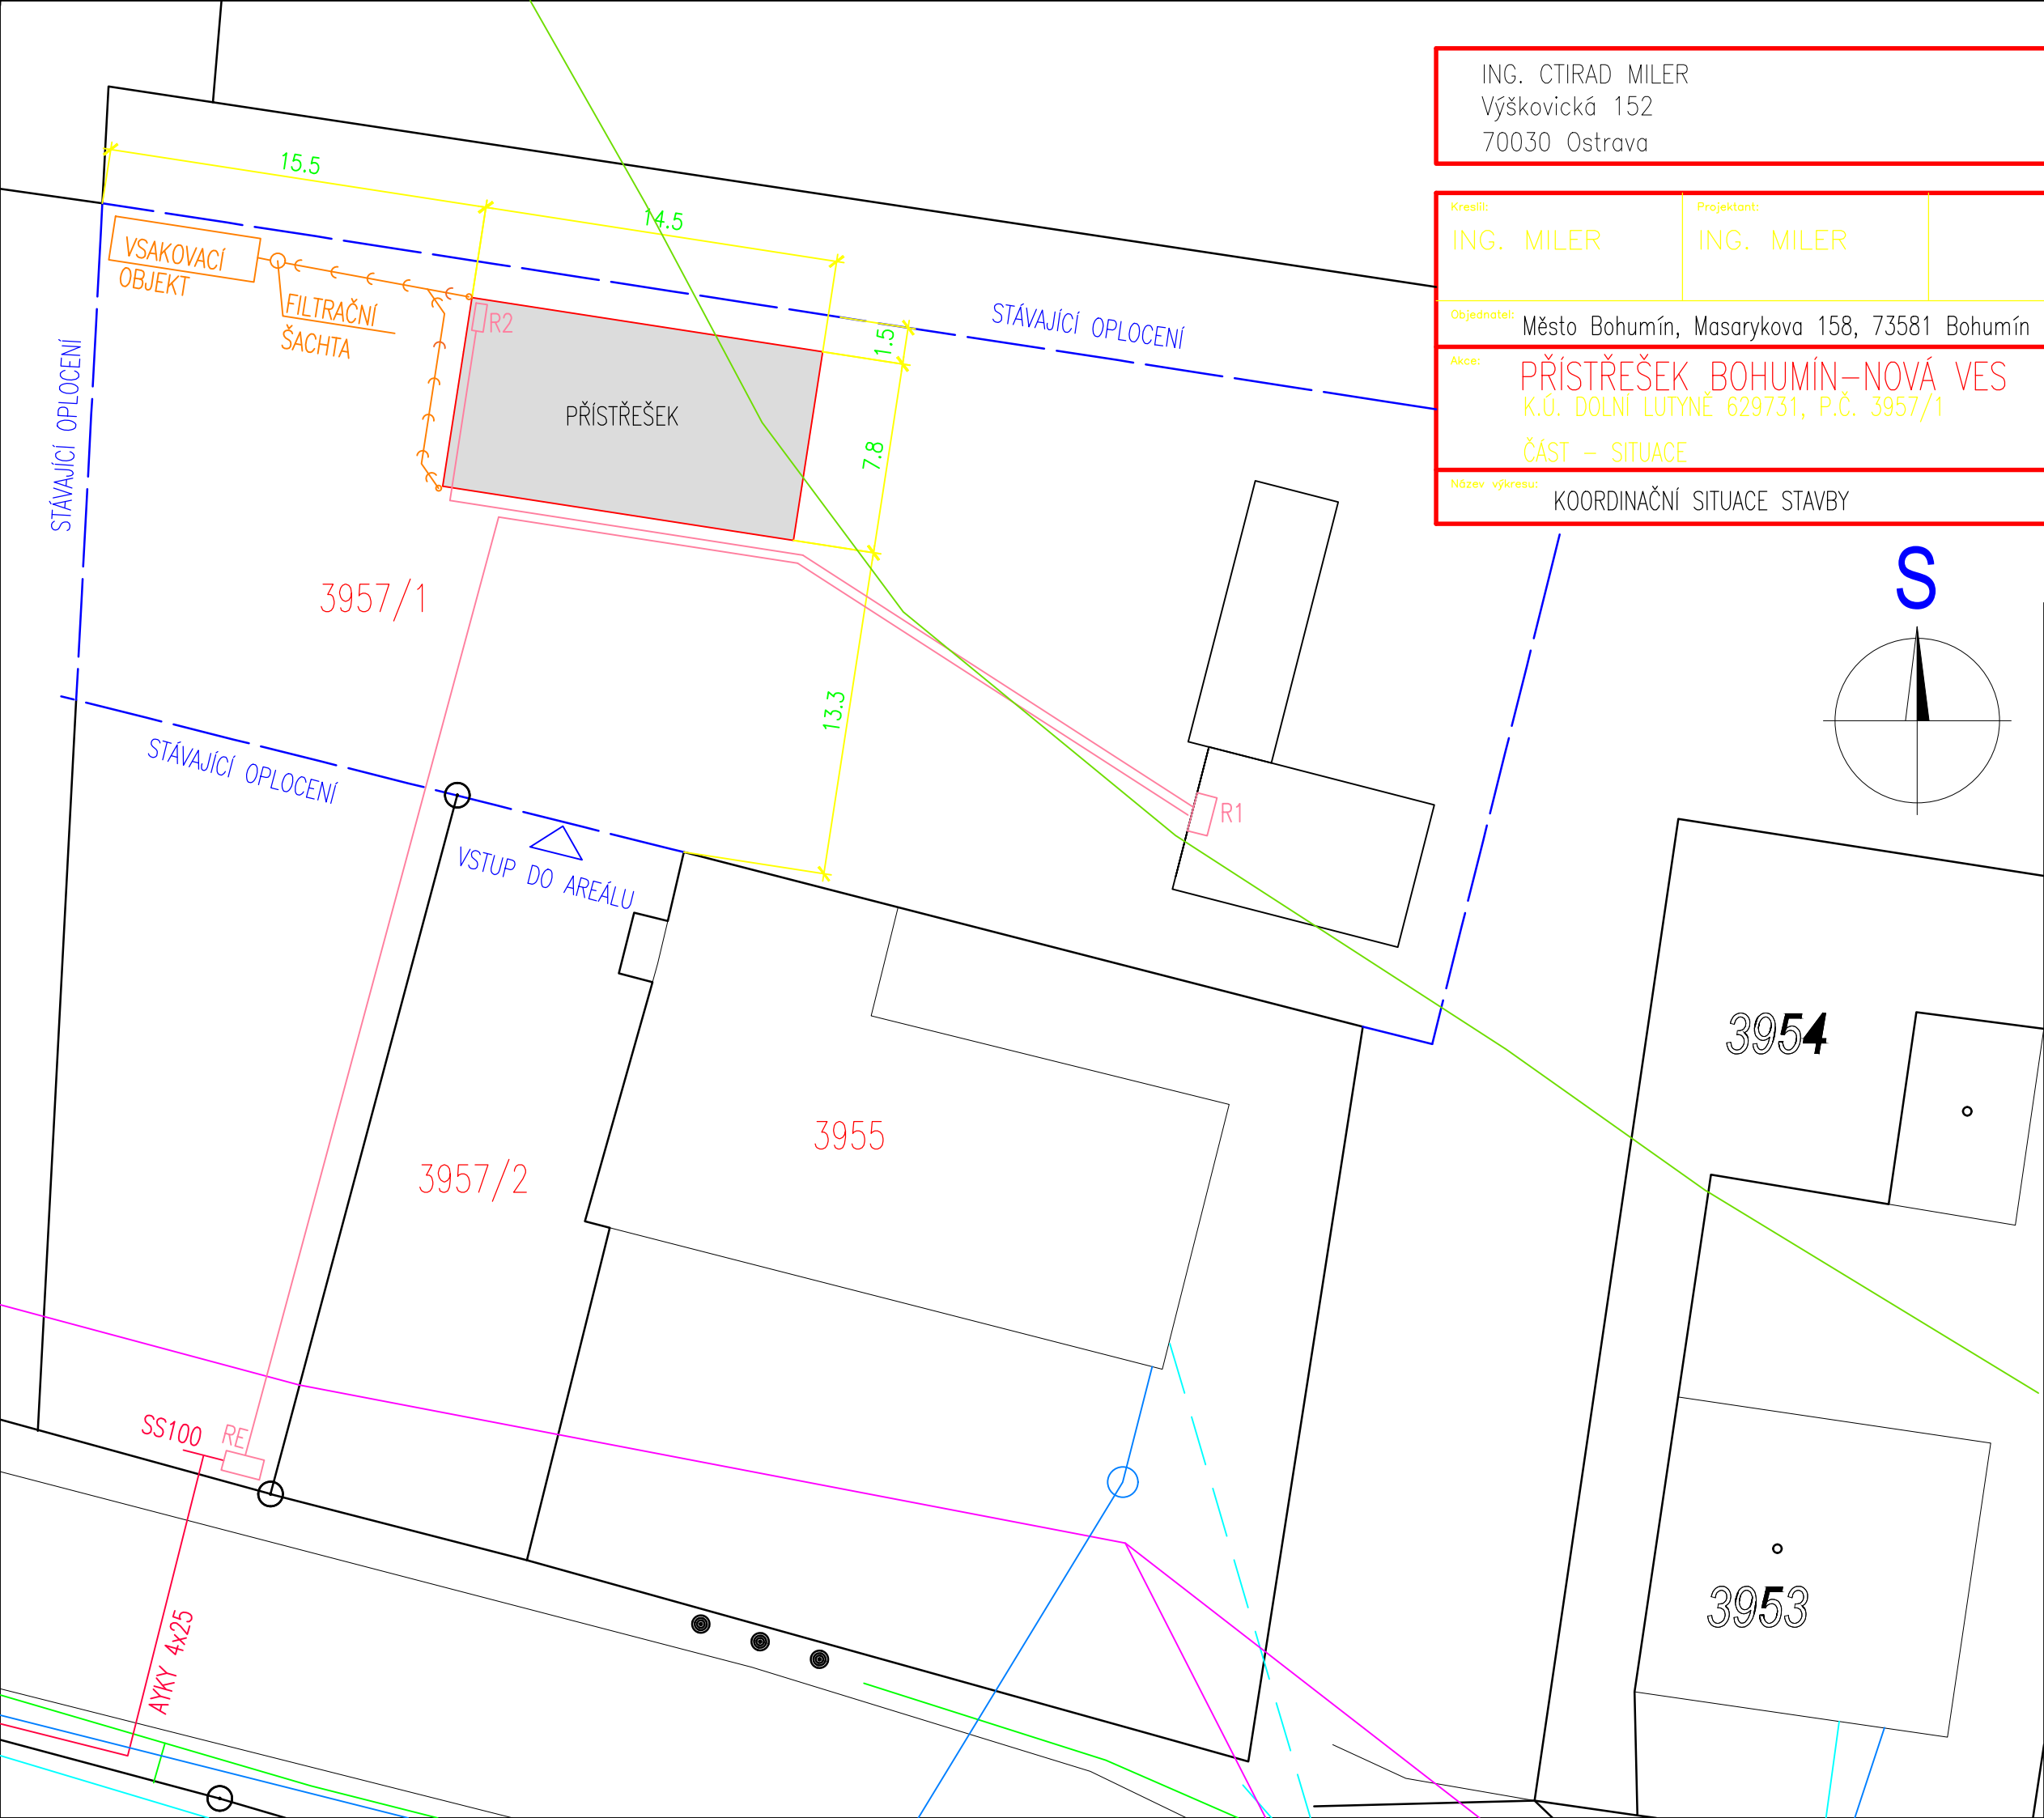

NOVÉ SÍTĚ:

- ODVOD DEŠŤOVÝCH VOD ZE STŘECHY DO VSAK. OBJEKTU
- NOVÁ PŘÍPOJKA ELEKTRO (PD A REALIZACE ČEZ)
- AREÁLOVÉ VEDENÍ ELEKTRO V ZEMNÍ RÝŽE

HRANICE ZÁPLAVOVÉ ZÓNY Q100

STÁVAJÍCÍ SÍTĚ:

- VODOVOD SmVaK, DN 100 PVC
- VZDUŠNÉ VEDENÍ TELEFON
- PLYN Innogy, STŘEDOTLAK
- VZDUŠNÉ VEDENÍ ČEZ