




PŮDORYS 3.NP – VNITŘNÍ VODOVOD – NOVÝ STAV

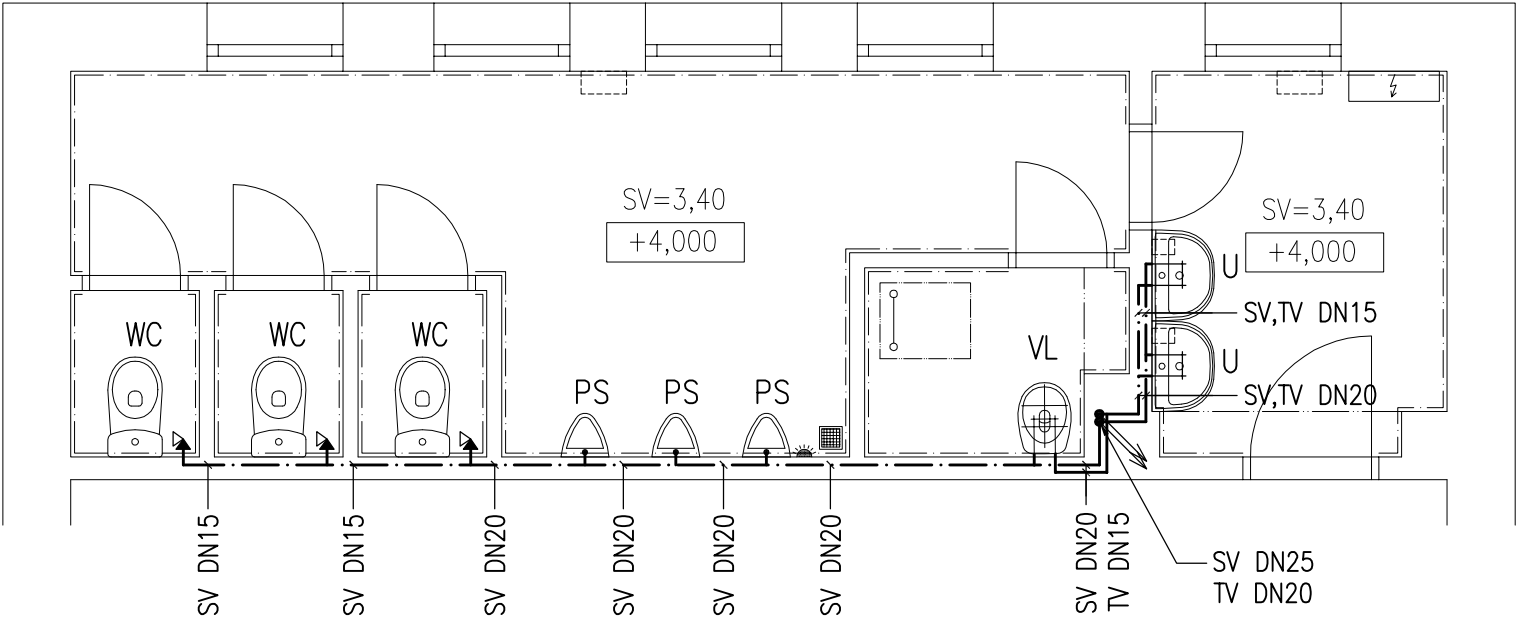

PŮDORYS 2.NP – VNITŘNÍ VODOVOD – NOVÝ STAV

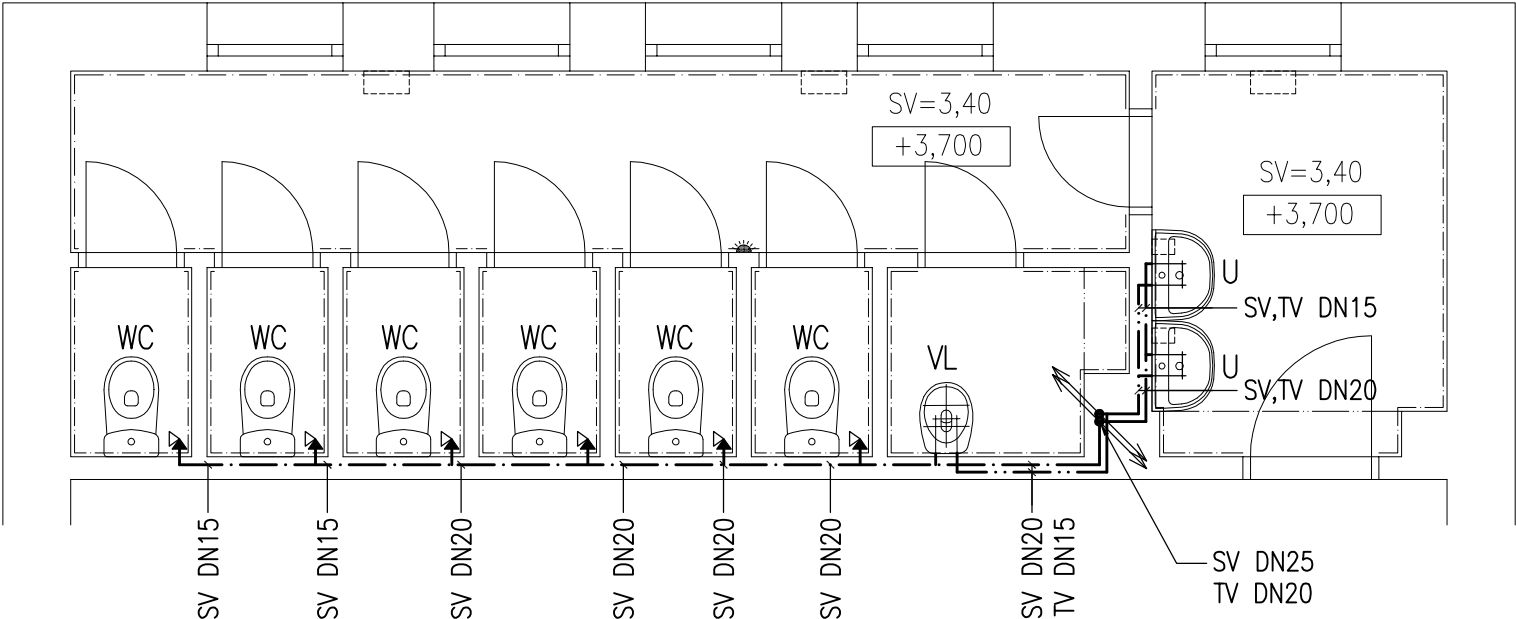

PŮDORYS 1.NP – VNITŘNÍ VODOVOD – NOVÝ STAV

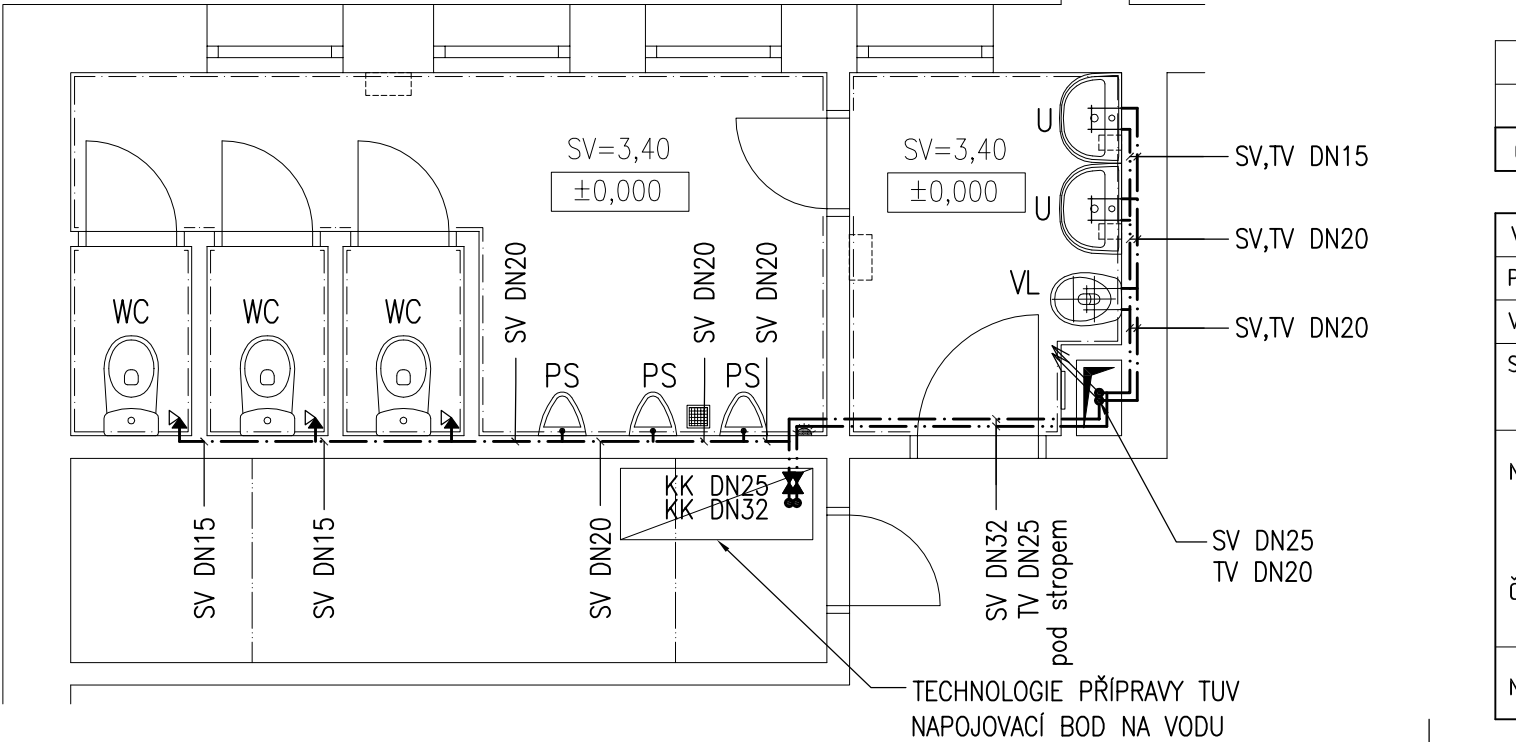

LEGENDA POTRUBÍ

GRAF. ZNAČKA	OZN.	POPIS
— · — · — · —	SV	POTRUBÍ STUDENÉ VODY
— · — · — · —	TV	POTRUBÍ TEPLÉ VODY

LEGENDA ZAŘÍZOVACÍCH PŘEDMĚTŮ

GRAF. ZNAČKA	OZN.	POPIS
	U	NOVÉ UMYVADLO KERAMICKÉ PÁKOVÁ SMĚŠOVACÍ BATERIE ZÁPACHOVÁ UZÁVĚRKA DN 40
	WC	NOVÝ KOMBI KLOZET, ZADNÍ ODTOK DN 100 PŘIPOJOVACÍ VENTIL DN 15 – NAPOJENÍ VODY ZÁPACHOVÁ UZÁVĚRKA DN 100
	PS	NOVÝ PISOÁR KERAMICKÝ PŘIPOJOVACÍ VENTIL DN 15 – NAPOJENÍ VODY ZÁPACHOVÁ UZÁVĚRKA DN 40
	VL	VÝLEVKA KERAMICKÁ STOJÍCÍ PÁKOVÁ NÁSTĚNNÁ SMĚŠOVACÍ BATERIE ZÁPACHOVÁ UZÁVĚRKA DN 100

POZNÁMKY

DOJDE K DEMONTÁŽI SANITÁRNÍHO VYBAVENÍ,
UMYVADLA + PRŮTOKOVÝCH OHŘÍVAČŮ, WC MÍSY, PISOÁRY, BATERIE.
PO STAVEBNÍCH ÚPRAVÁCH A PO PROVEDENÍ NOVÝCH ZDRAVOTNĚ TECHNICKÝCH ROZVODŮ BUDOU
NAINSTALOVÁNY NOVÉ ZAŘÍZOVACÍ PŘEDMĚTY, VČETNĚ NOVÝCH PÁKOVÝCH BATERII.
ZAŘÍZOVACÍ PŘEDMĚTY BUDOU OSAZENY VE VÝŠCE
UDÁVANÉ NORMOU ČSN 73 4108 PRO DĚTI ŠKOLNÍHO VĚKU.

STÁVAJÍCÍ ROZVODY VODY A KANALIZACE BUDOU DEMONTOVÁNY.
BUDOU PROVEDENY DŘÁŽKY PRO NOVÉ ROZVODY.

2				
1				
Č. změny	Předmět změny	Změnu provedl	Podpis	Datum

Vedoucí projektant – HIP		Martin Polách	  	 R&P PROJEKT STATIKA, PROJEKCE S.R.O. Havlíčkovo nábřeží 2728/38 702 00 Ostrava-Moravská Ostrava Česká republika www.rpprojekt.cz IČ: 278 51 443 DIČ: CZ27851443	mobil: +420 775 33 43 18 +420 777 19 20 39	
Projektant		Ing. Jolanta Sabelová			e-mail: rojickova@rpprojekt.cz polach@rpprojekt.cz	
Vypracoval		Ing. Jolanta Sabelová				
Stavebník	MĚSTO BOHUMÍN – MÚ, odbor školství, kultury a sportu Masarykova 158, 735 81 Bohumín					
Název stavby: ZŠ ČSA – oprava sociálního zázemí				Profese	TZB	
Část: Technika prostředí staveb				Č. zak.	021117	
				Stupeň	technická pomoc	
				Datum	01/2018	
				Formát	2x A4 (A3)	
Název výkresu: Půdorys – nový stav – vnitřní vodovod				Měřítko 1:50	Číslo výkresu 020117-12	