

POZNÁMKA :
• ODSTRAŇOVANÉ STROMY

1

VZOROVÝ ŘEZ Č.4


1762
1760
1755
1748
1742
1733
1793
1794
1796
1797
1799/2
1799/1
1806
1807
1809
1810
1811
1812
1813
1814
1815/1
1816/1
1817/1
1817/3
1817/2
1818/2
1818/8
1818/19
1818/9
1818/1
1818/7
1818/6
1805
1802
1800
1801
2425/9
2425/1
2428
2085/2
2084
1927/5
1927/4
1932
1933
1934
1935
1936
1937
1938
2427
2425/7
2425/1
1901/3
1901/4
1898/4
1898/3

SO 101

SO 101 CHODNÍK S ODVODNĚNÍM

NOVÉ PLOCHY :

- POVRCH CHODNIKU - LEMOVÁNÍ OBRUBOU
- POVRCH CHODNIKU - LEMOVÁNÍ PALISÁDOU
- POVRCH CHODNIKU - LEMOVÁNÍ OPĚRNOU ZDÍ
- ŽIVIČNÁ KOMUNIKACE - OSTRŮVEK
- HMATNÉ VÁROVNÉ A SIGNÁLNÍ PÁSY
- POVRCH SJEZDŮ
- OPRAVY KOMUNIKACE - KRYT
- TERÉNNÍ A SADOVÉ ÚPRAVY
- VEDÍCÍ LINIE
- OPĚRNÁ ZEDĚ

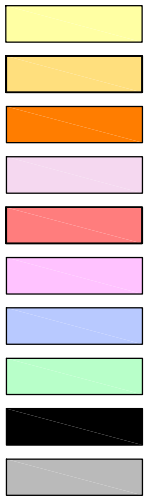


NOVÉ SÍTĚ :

- ODVODNĚNÍ CHODNIKU



STÁVAJÍCÍ SÍTĚ:

- VTL PLYNOVOD GASNET
- NTL PLYNOVOD GASNET
- KANALIZACE JEDNOTNÁ
- KANALIZACE SPLAŠKOVÁ
- KANALIZACE TLAKOVÁ
- PODZEMNÍ VEDENÍ METALICKÉHO KABELU ČETIN
- NADZEMNÍ VEDENÍ METALICKÉHO KABELU ČETIN
- PODZEMNÍ VEDENÍ OPTICKÉHO KABELU ČETIN
- VODŮVOD A PŘÍPOJKY
- NADZEMNÍ VEDENÍ NN DO 1 kV
- PODZEMNÍ VEDENÍ NN DO 1 kV
- NADZEMNÍ VEDENÍ NN DO 35 kV

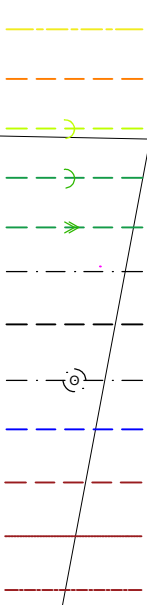

DOKUMENTACE PRO PROVÁDĚNÍ STAVBY
SOUDRŽNÝ SYSTÉM S-JTSK, VÝŠKOVÝ SYSTÉM BALT p.v.

VYPRACOVAL ING. IVAN ŠNAPKA	ZODP.PROJEKTANT ING. IVAN ŠNAPKA	ŠNAPKA SLUŽBY S.R.O.
KATASTR: SKŘEČOŇ	PARC.Č. 2418/3 A PŘÍLEHLÉ	HŘBITOVNÍ 651/8
INVESTOR: MĚSTO BOHUMÍN, MASARYKOVA 158, BOHUMÍN, 735 81		TĚRLICKO
STAVBA: CHODNÍK PODĚL UL. OPLETALOVA, BOHUMÍN		DATUM 01/2024
SO 101 CHODNÍK S ODVODNĚNÍM SITUACE - PŮDORYS		FORMÁT A1
		MĚŘÍTKO 1:500
		ČÍSLO VÝKRESU
		D.1.04

