


Půdorys objektu M1:250

- Legenda:
- NTL stávající vnitřní plynovod
 - NTL nový vnitřní rozvod plynu
 - odplyňovací potrubí
 - NTL stávající venkovní plynovod zemní
 - Datové připojení na školní server
 - Únikové cesty
 - Nouzové svítidlo – 60 minut

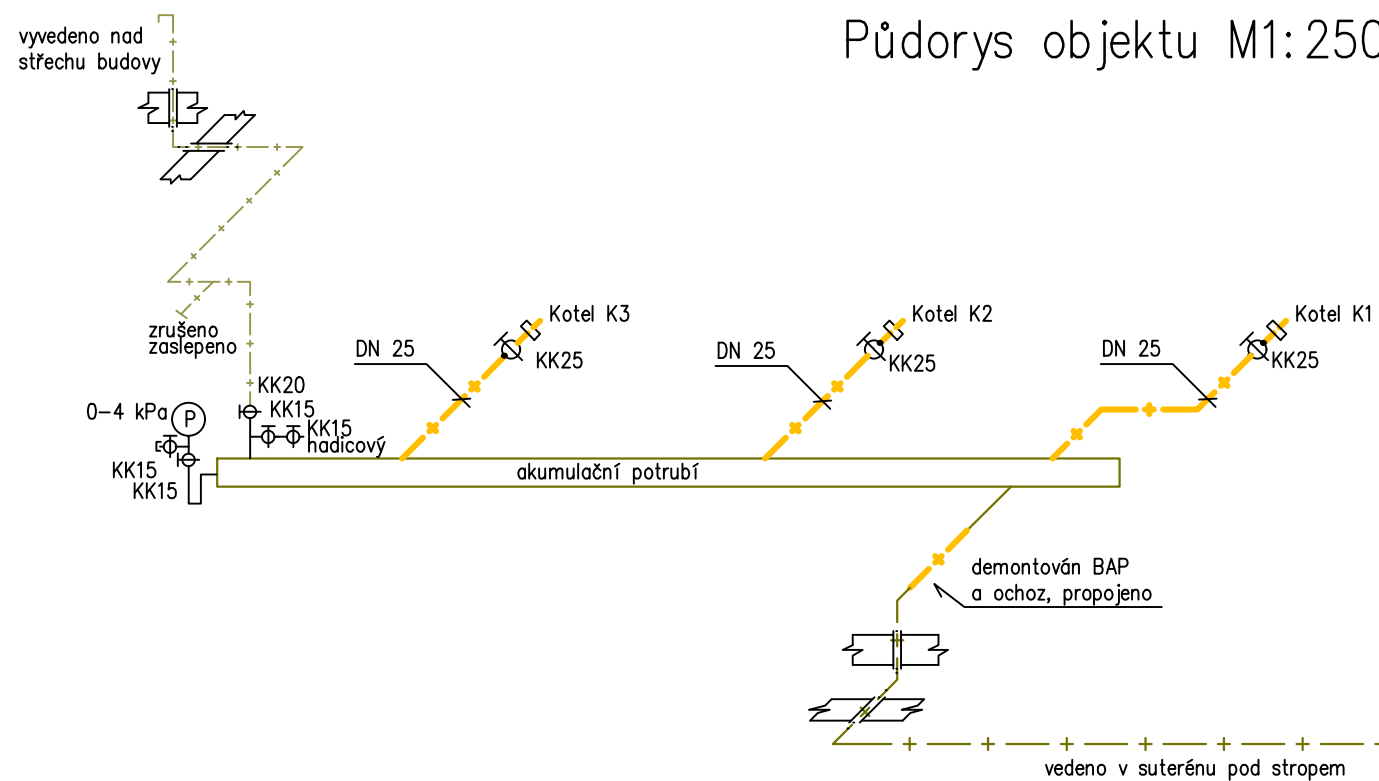

Axonometrické schéma rozvodu plynu

Sloupek HUP
s regulátorem STL/NTL
a plynoměrem

Akce: Rekonstrukce plynové kotelny		
Vpracoval: Ing. Stanislav Wilczek		měřítko: 1:250 / N
Stavebník: Město Bohumín, Masarykova 158 735 31 Bohumín – Skřečoš		formát: A 3
Místo stavby: Základní škola Skřečoš (Žabka), 1. Máje 217, 735 31 Bohumín–Skřečoš		datum: 06/2024
Název výkresu: Axonometrické sch. rozv. plynu, půdorys objektu		výkres č. 03