


PŮDORYS PŘÍZEMÍ

M 1:100

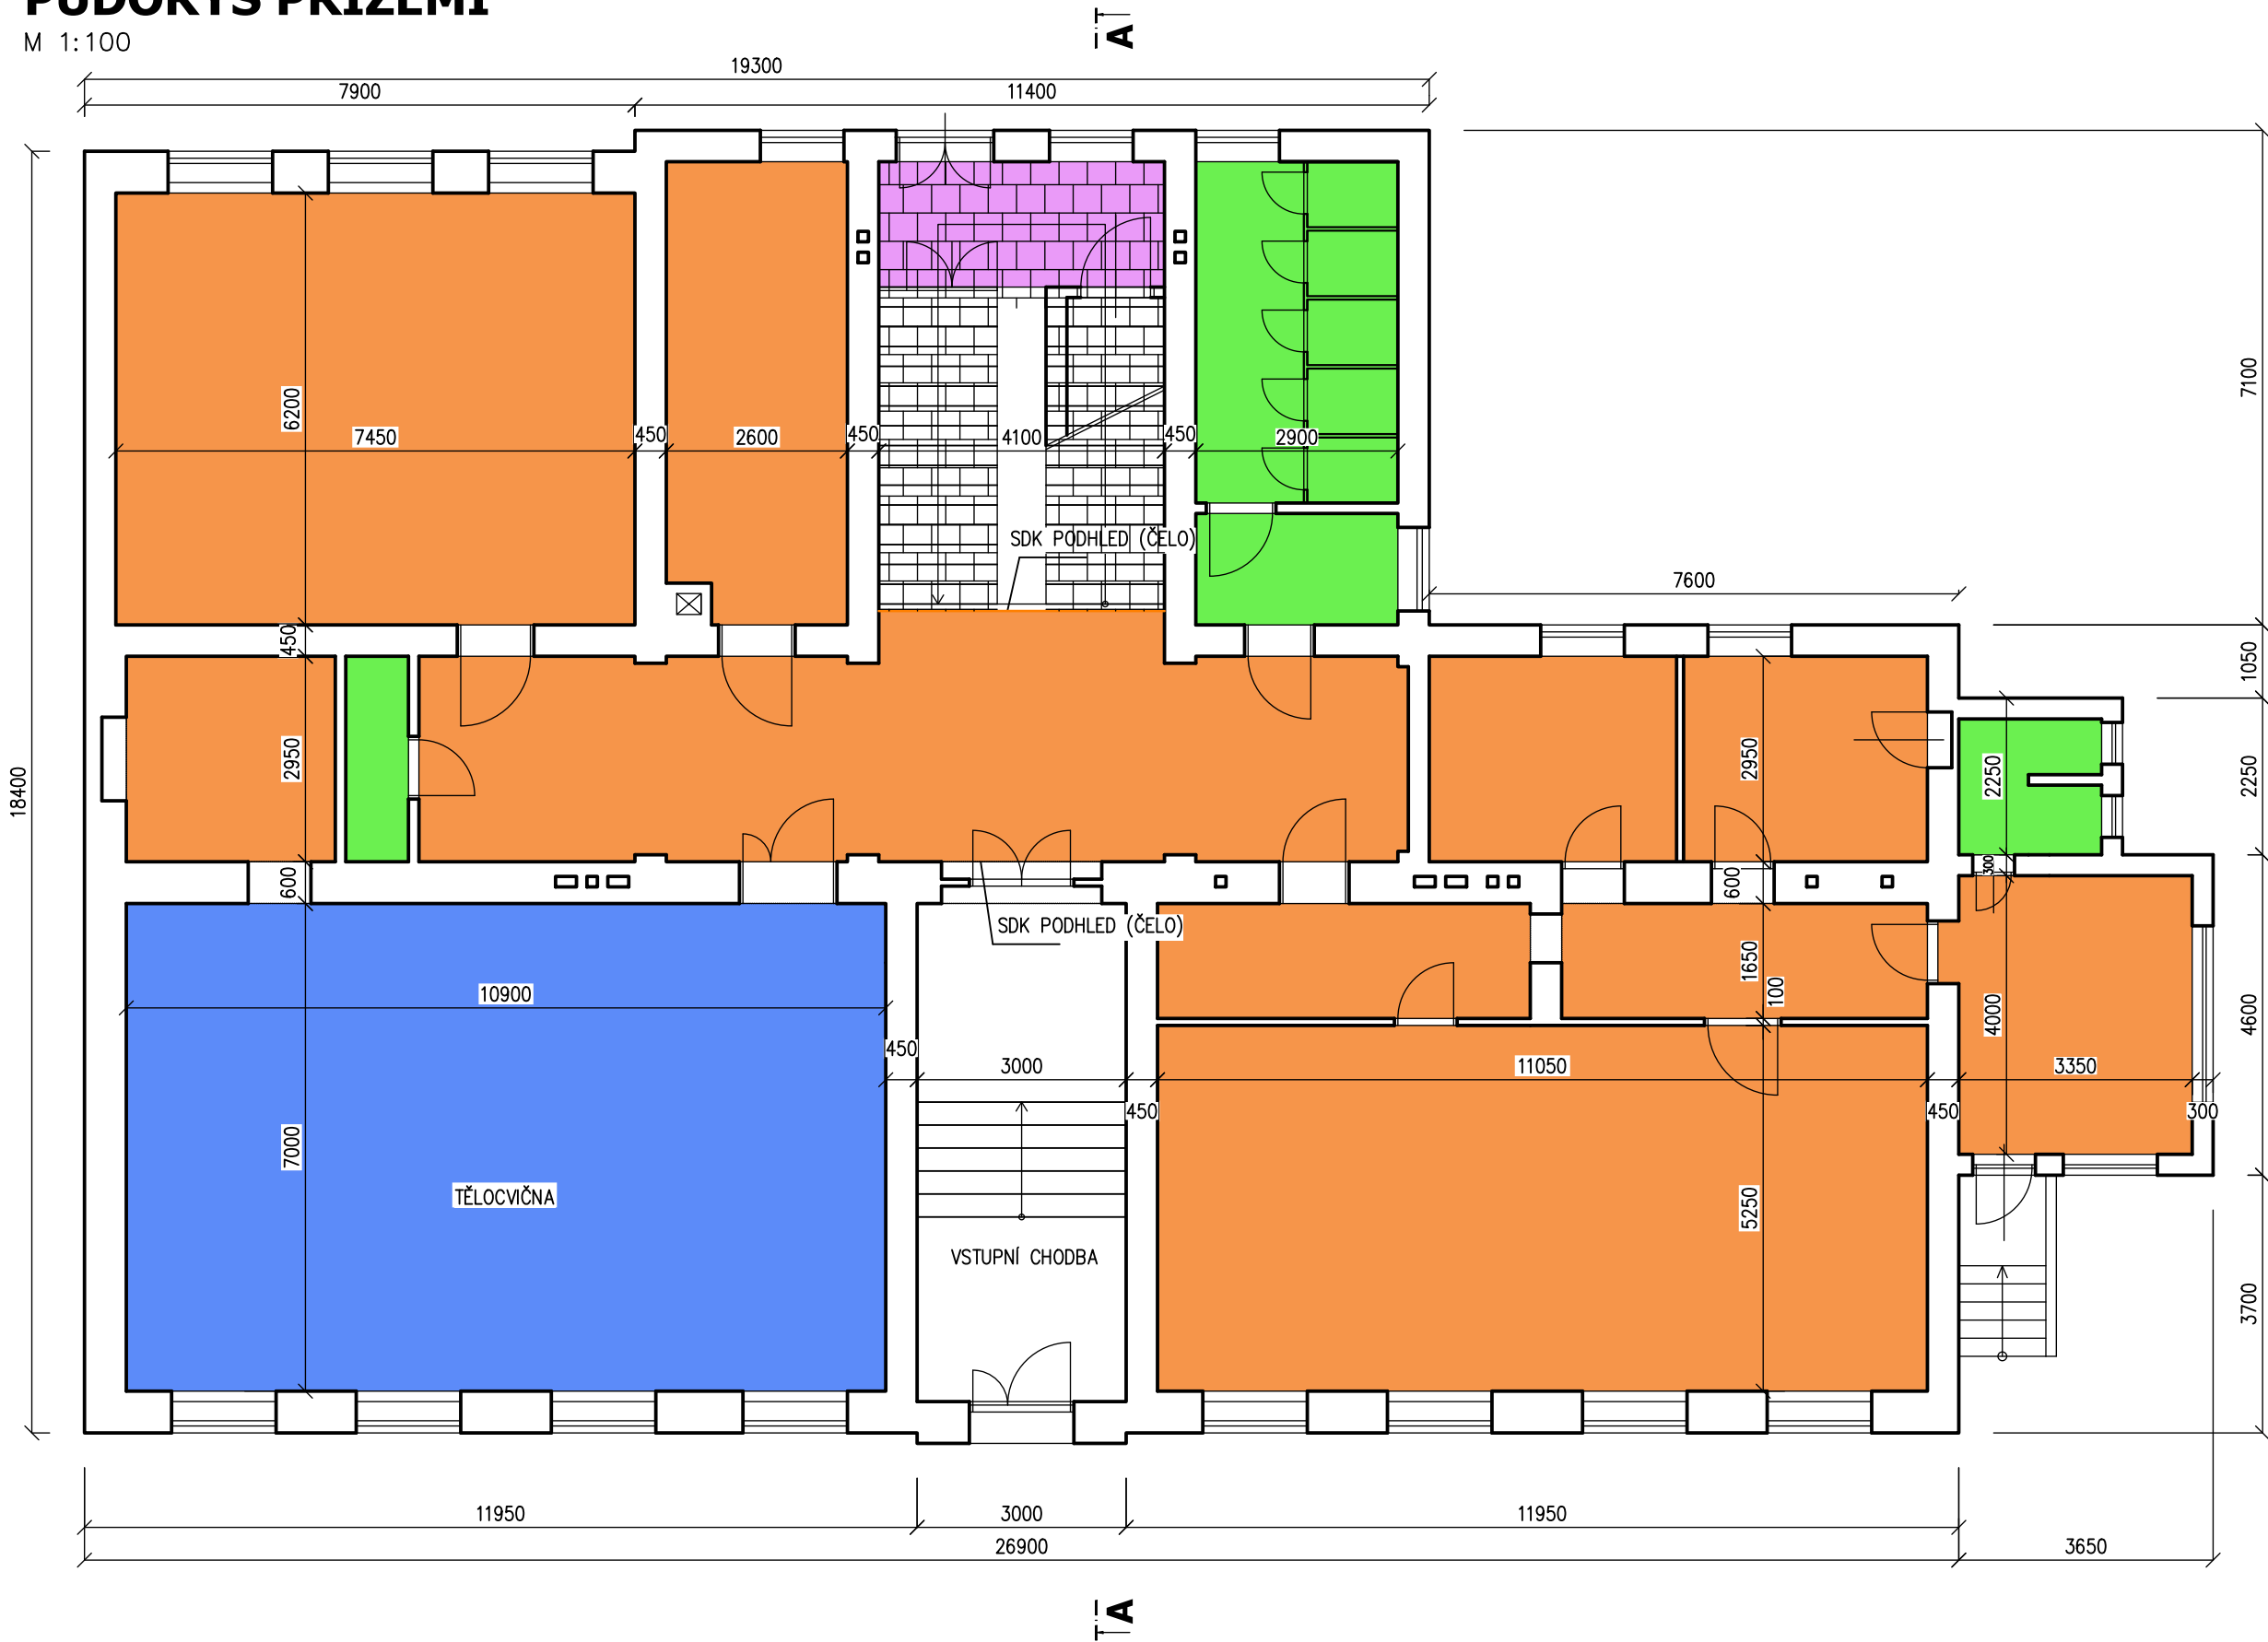

Legenda:

- NOVÝ KAZETOVÝ AKUSTICKÝ PODHLED
SYSTÉMOVÝ OCELOVÝ RASTR 600/600
- NOVÝ KAZETOVÝ AKUSTICKÝ PODHLED
SYSTÉMOVÝ OCELOVÝ RASTR 600/600
(KAZETY VHODNÉ DO PROSTŘEDÍ SE ZVÝŠENOU VLHKOSTÍ)
- NOVÝ SÁDROKARTONOVÝ PODHLED
SYSTÉMOVÝ OCELOVÝ RASTR
- VYSPRÁVKA OMÍTKY STROPU
V MÍSTNOSTI TĚLOCVIČNY VČ. DOPLNĚNÍ HRUBÉ OMÍTKY
PODROBNÝ POPIS SKLADBY VÍZ. TECHNICKÁ ZPRÁVA
- NOVÁ PODLAHOVÁ KRYTINA

POZNÁMKA K VÝKRESOVÉ DOKUMENTACI

1) S OHLEDEM NA CHARAKTER STAVBY – STAVEBNÍ ÚPRAVY STÁVAJÍCÍHO OBJEKTU, PROJEKTANT UPOZORŇUJE NA SKUTEČNOST, ŽE PŘI REALIZACI MŮŽE DOJÍT KE ZJIŠTĚNÍ NEPŘEDVÍDATELNÝCH UDÁLOSTÍ, KTERÉ MOHOU VE SVÉM DŮSLEDKU VÉST K MODIFIKACI NAVRŽENÝCH ŘEŠENÍ (S MOŽNÝM VLIVEM NA LHŮTU PROVÁDĚNÍ, NA CELKOVOU CENU DÍLA). NEJSOU ZNÁMY VŠECHNY PODROBNOSTI PŘÍSLUŠNÝCH KONSTRUKCÍ.

Vedoucí projektant – HIP		Martin Polách			mobil: +420 775 33 43 18 +420 777 19 20 39 e-mail: rojickova@rpprojekt.cz polach@rpprojekt.cz	
Projektant		Martin Polách				
Vpracoval		Martin Polách				
Stavebník		Městský úřad Bohumín, odbor školství, kul. a sportu Masarykova 158, 735 81 Bohumín			Havlíčkovo nábreží 2728/38 702 00 Ostrava-Moravská Ostrava Česká republika www.rpprojekt.cz IČ: 278 51 443 DIČ: CZ27851443	
Název stavby:		Elokované pracoviště ZŠ Beneše - rekonstrukce elektroinstalace vč. stavebních úprav na ZŠ Polská, Bohumín - REVIZE 2025			Profese stavební	
Část:		10 - Stavební řešení			Č. zak. 030423	
Název výkresu:		PŮDORYS PŘÍZEMÍ - NOVÝ STAV			Stupeň TP	
					Datum 06/2023	
					Formát 4xA4	
					Měřítko 1:100	
					Číslo výkresu 110323-10-07	