


PŮDORYS 1.PATRA

M 1:100

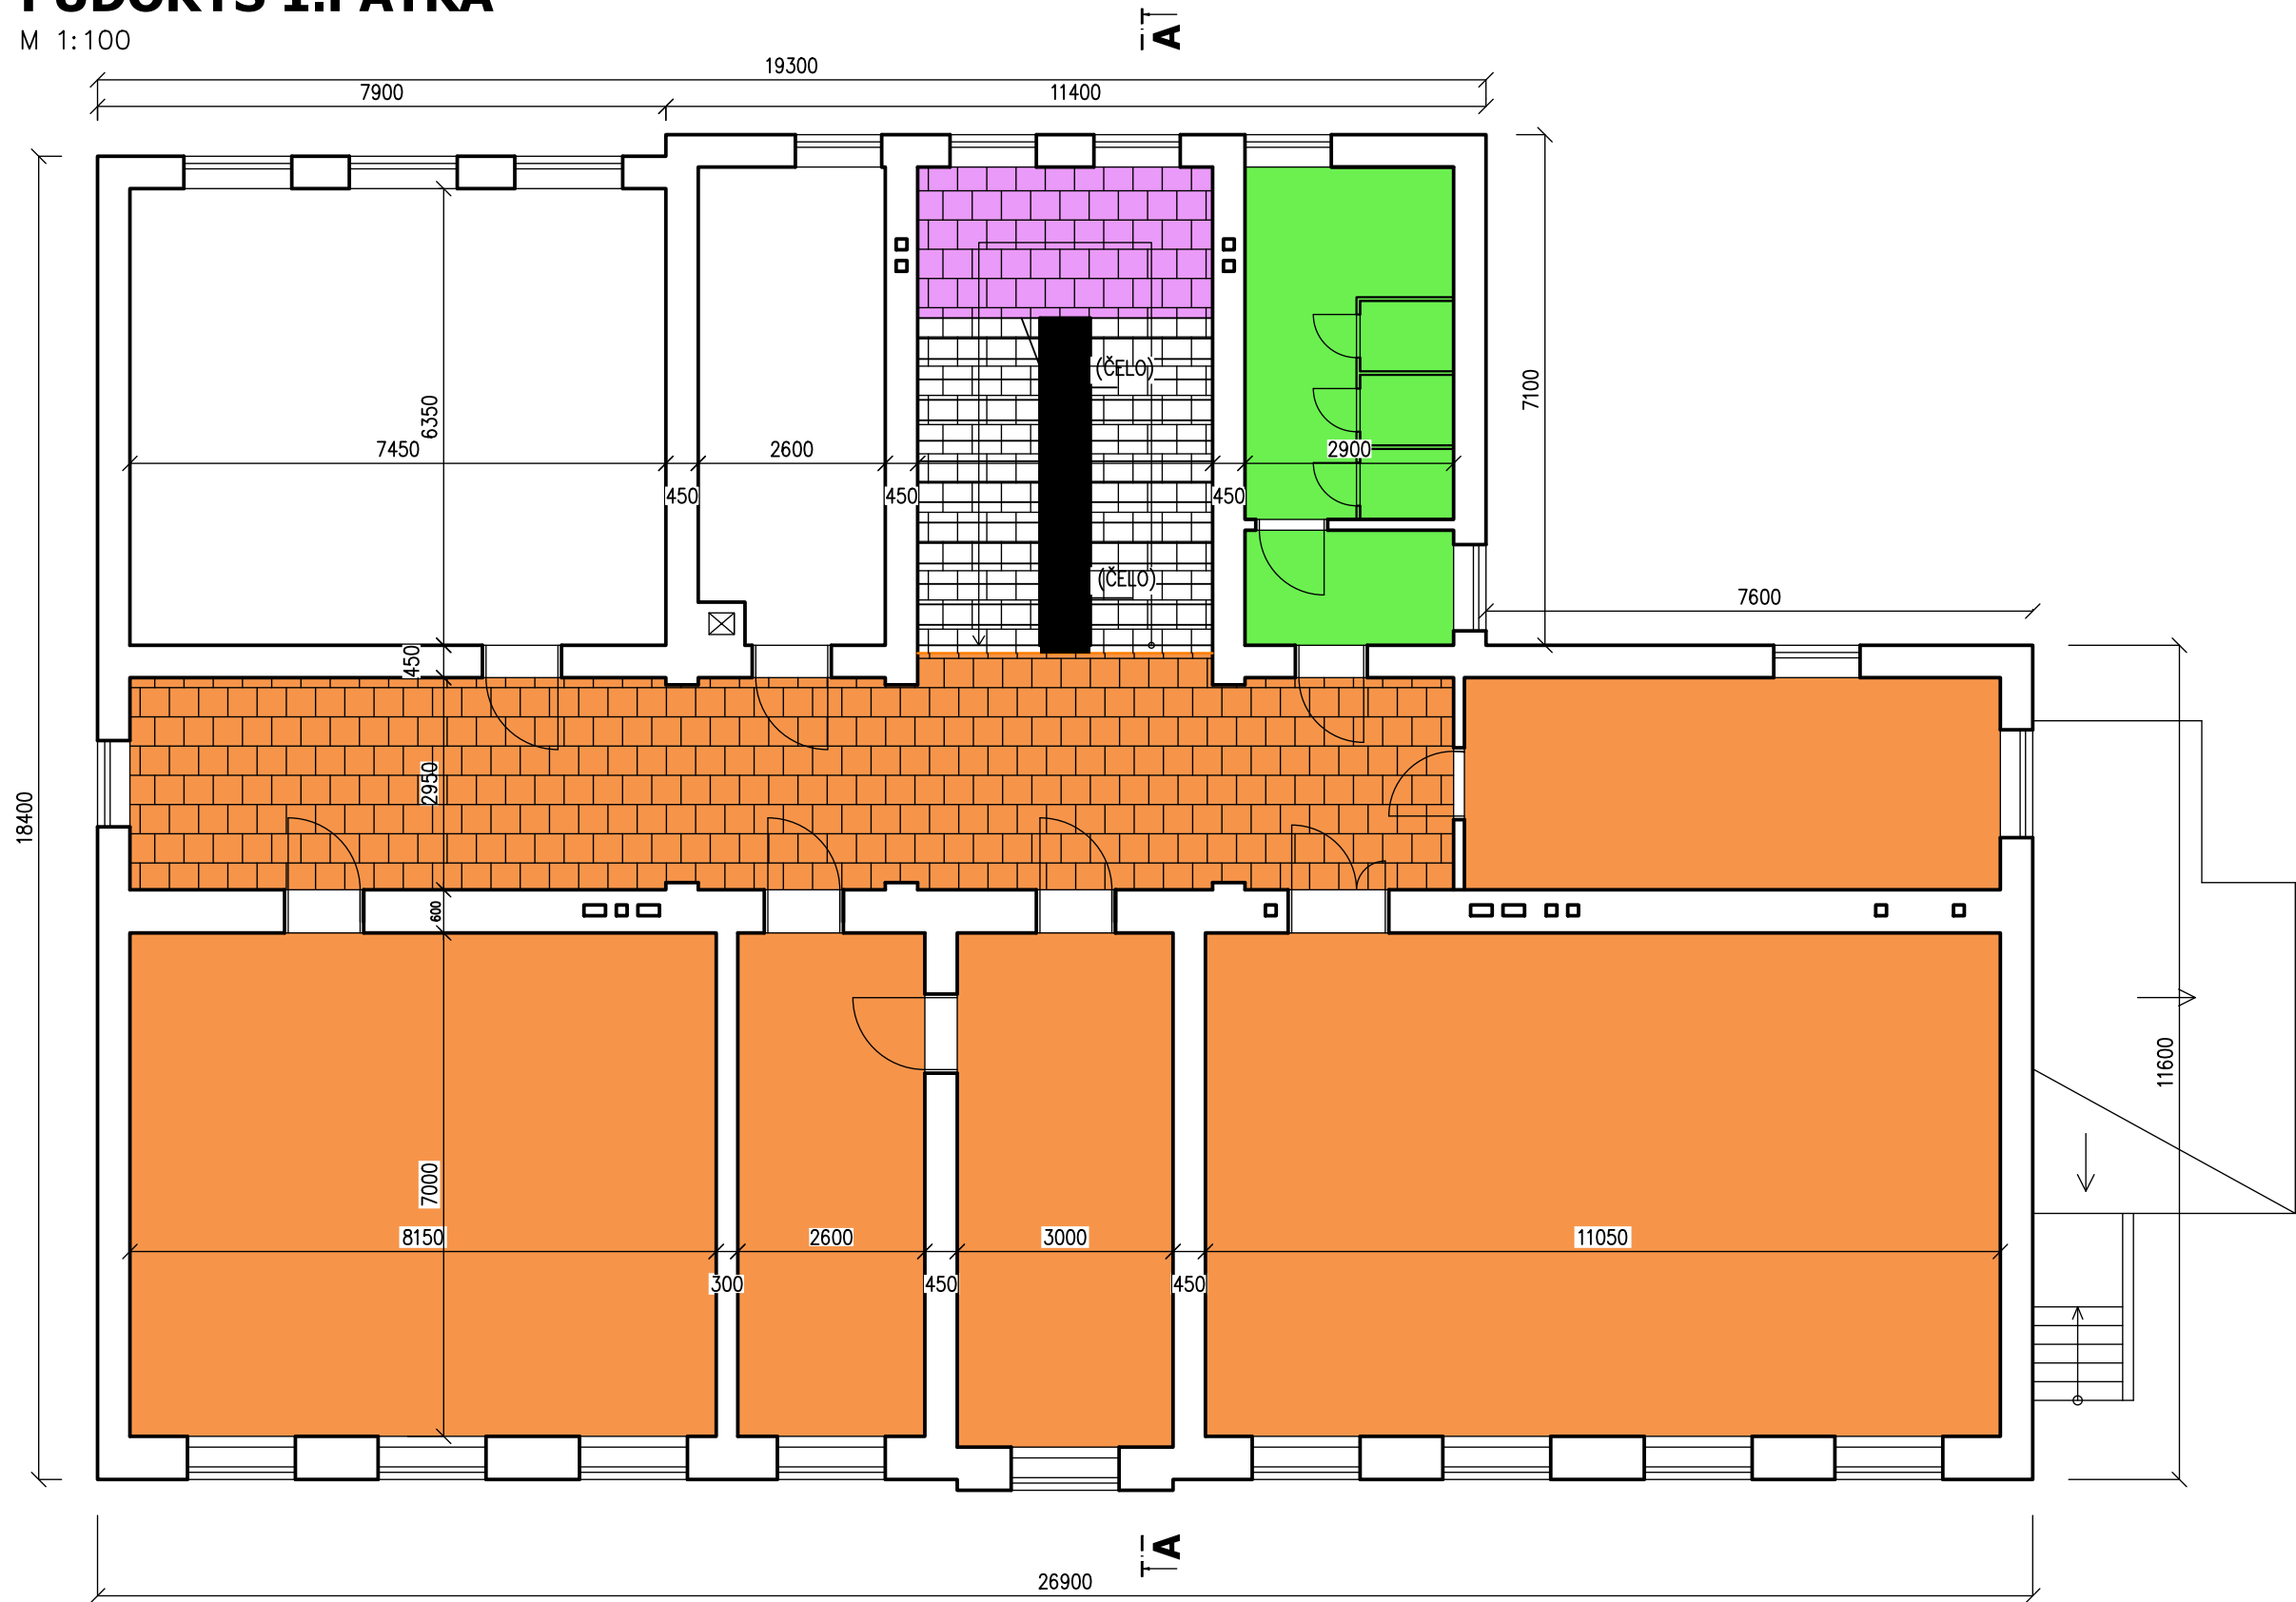

Legenda:

- NOVÝ KAZETOVÝ AKUSTICKÝ PODHLED
SYSTÉMOVÝ OCELOVÝ RASTR 600/600
- NOVÝ KAZETOVÝ AKUSTICKÝ PODHLED
SYSTÉMOVÝ OCELOVÝ RASTR 600/600
(KAZETY VHODNÉ DO PROSTŘEDÍ SE ZVÝŠENOU VLHKOSTÍ)
- NOVÝ SÁDROKARTONOVÝ PODHLED
SYSTÉMOVÝ OCELOVÝ RASTR
- VYSPRÁVKA OMÍTKY STROPU
V MÍSTNOSTI TĚLOCVIČNY VČ. DOPLNĚNÍ HRUBÉ OMÍTKY
PODROBNÝ POPIS SKLADBY VIZ. TECHNICKÁ ZPRÁVA
- NOVÁ PODLAHOVÁ KRYTINA

POZNÁMKA K VÝKRESOVÉ DOKUMENTACI

1) S OHLEDEM NA CHARAKTER STAVBY – STAVEBNÍ ÚPRAVY STÁVAJÍCÍHO OBJEKTU, PROJEKTANT UPOZORŇUJE NA SKUTEČNOST, ŽE PŘI REALIZACI MŮŽE DOJÍT KE ZJIŠTĚNÍ NEPŘEDVÍDATELNÝCH UDÁLOSTÍ, KTERÉ MOHOU VE SVÉM DŮSLEDKU VÉST K MODIFIKACI NAVRŽENÝCH ŘEŠENÍ (S MOŽNÝM VLIVEM NA LHŮTU PROVÁDĚNÍ, NA CELKOVOU CENU DÍLA). NEJSOU ZNÁMY VŠECHNY PODROBNOSTI PŘÍSLUŠNÝCH KONSTRUKCÍ.

Vedoucí projektant – HIP		Martin Polách		<div><div>statika, projekce s.r.o.</div></div> <div><div>mobil:</div><div>+420 775 33 43 18</div><div>+420 777 19 20 39</div></div> <div><div>e-mail:</div><div>rojickova@rpprojekt.cz</div><div>polach@rpprojekt.cz</div></div>
Projektant		Martin Polách		
Vypracoval		Martin Polách		
Stavebník	Městský úřad Bohumín, odbor školství, kul. a sportu Masarykova 158, 735 81 Bohumín			
Název stavby:		Elokované pracoviště ZŠ Beneše - rekonstrukce elektroinstalace vč. stavebních úprav na ZŠ Polská, Bohumín - REVIZE 2025		
Část:		10 - Stavební řešení		
Název výkresu:		PŮDORYS 1. PATRA - NOVÝ STAV		
		Měřítko 1:100	Číslo výkresu 110323-10-08	
		Profese stavební		
		Č. zak. 030423		
		Stupeň TP		
		Datum 06/2023		
		Formát 4xA4		