
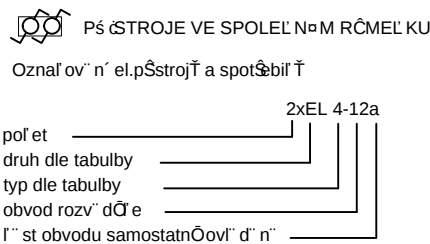


PŮDORYS 3.NP

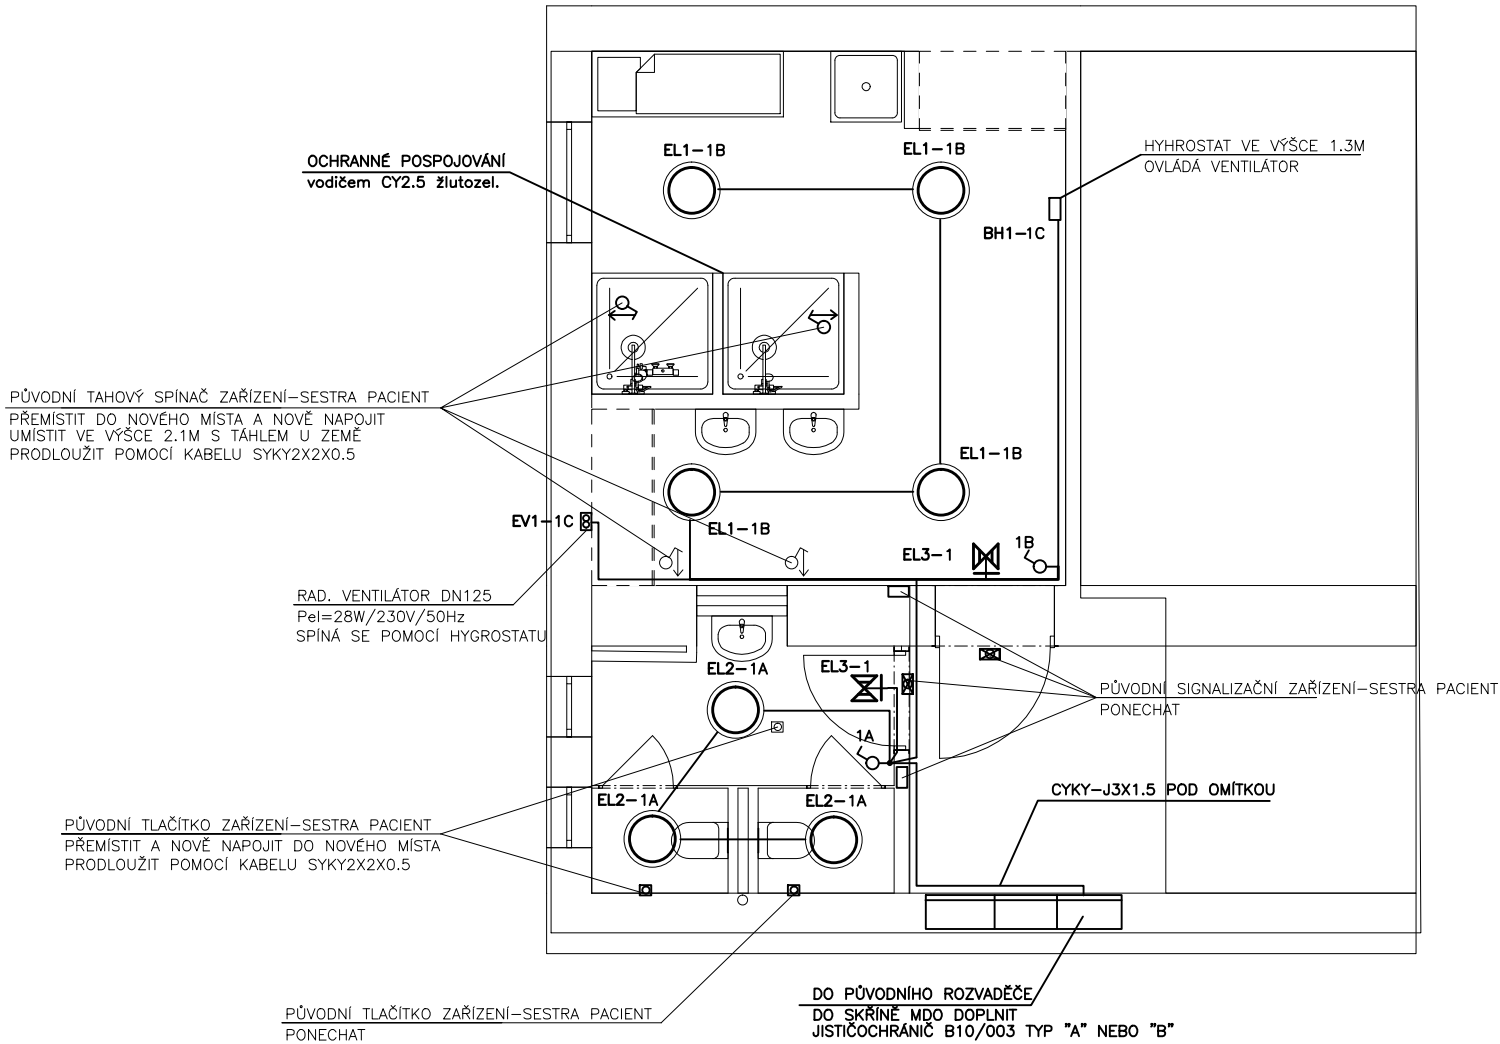

- Rozvodná soustava: 3PEN 50Hz,400V/TN–C
3NPE 50Hz,400V/TN–S
1NPE 50Hz,230V/TN–S
- Ochrana před úrazem elektrickým proudem dle ČSN 33 2000–4–41ed.3 a dalších
- Prostředky základní ochrany:
základní izolace
přepážka a kryty, zábrany
- Prostředky ochrany při poruše
ochranným uzemněním
ochranným pospojováním
automatickým odpojením
doplňkovou ochranou–proudovým chráničem

Prostor dle ČSN 33 2000–4–41ed.3: normální, nebezpečný

Vnější vlivy dle ČSN 33 2000–4–41 ed.3 z hlediska ČSN 33 2000–5–51 ed.3:
neoznačené: odpovídající prostorům normálním dle tabulky 32–NMI

NÁZEV AKCE:	
GYNEKOLOGIE - ÚPRAVA KOUPELEN	
MÍSTO STAVBY: KATASTRÁLNÍ ÚZEMÍ: PARCELA Č.:	
OBJEDNATEL:	
MĚSTSKÁ NEMOCNICE BOHUMÍN	
GENERÁLNÍ PROJEKTANT STAVBY:	
	
ADRESA: ATRIS s.r.o. OBČANSKÁ 1116/18, OSTRAVA - SLEZSKÁ OSTRAVA, 710 00	
AUTOR PROJEKTU:	
ING. LADISLAV ZAHRADNÍČEK	
ZODPOVĚDNÝ PROJEKTANT:	
BARBORA KYŠKOVÁ	
VYPRACOVAL:	
KAREL ADAMČÍK	
KONTROLOVAL:	
ING. LADISLAV ZAHRADNÍČEK	
PROJEKTANT SPECIALISTA:	
ING. MICHAEL KOTAS	
TESLOVA 2B 702 00 MORAVSKÁ OSTRAVA - PŘÍVOZ	
ZODPOVĚDNÝ PROJEKTANT PROFESE:	
ING. MICHAEL KOTAS	
VYPRACOVAL:	
ING. MICHAEL KOTAS	
AUTORIZAČNÍ RAZÍTKO:	
PODPIS:	
STAVEBNÍ OBJEKT:	
S001	
DOKUMENTACE STAVEBNÍHO OBJEKTU:	
D.1.4 TPS – ELEKTROINSTALACE	
STUPEŇ: DPS	
JMÉNO VÝKRESU:	
PŮDORYS	
MĚŘÍTKO: 1:75	DATUM:10/2022
ČÍSLO VÝKRESU:	
D1.1.4 - 02	