



PŮDORYS 1.NP
NOVÝ STAV

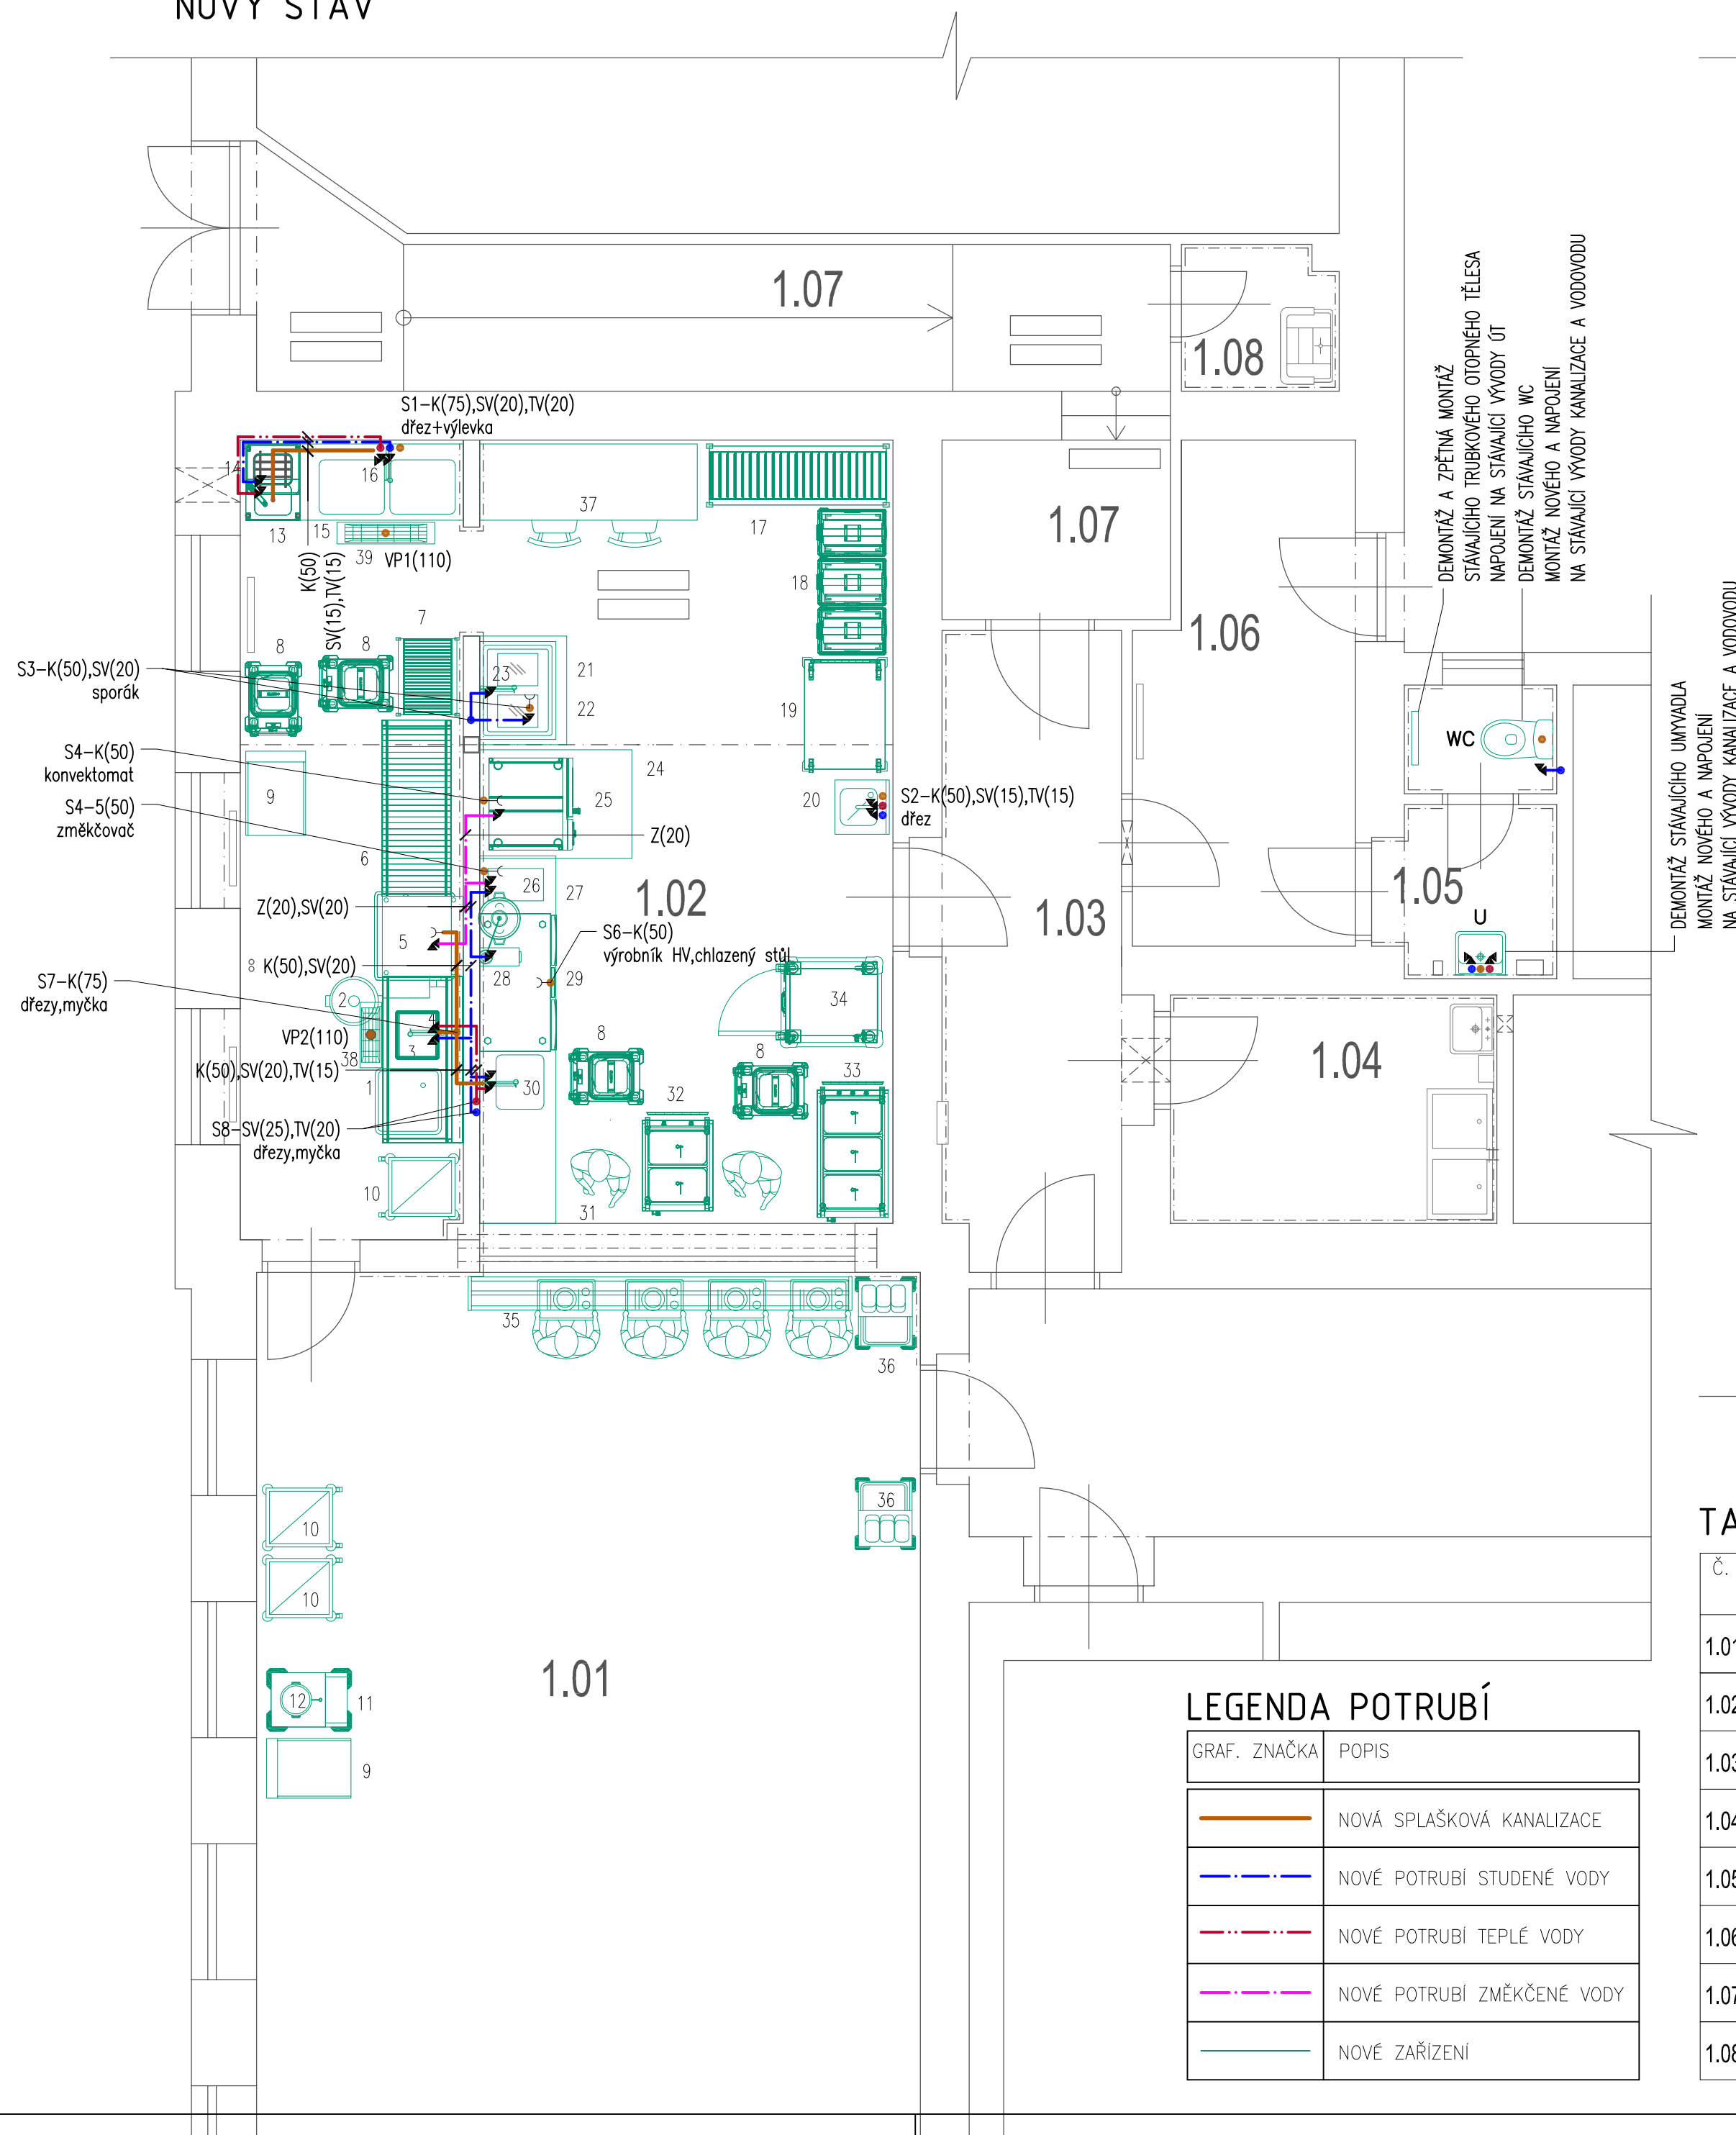


PŮDORYS 1.PP
NOVÝ STAV

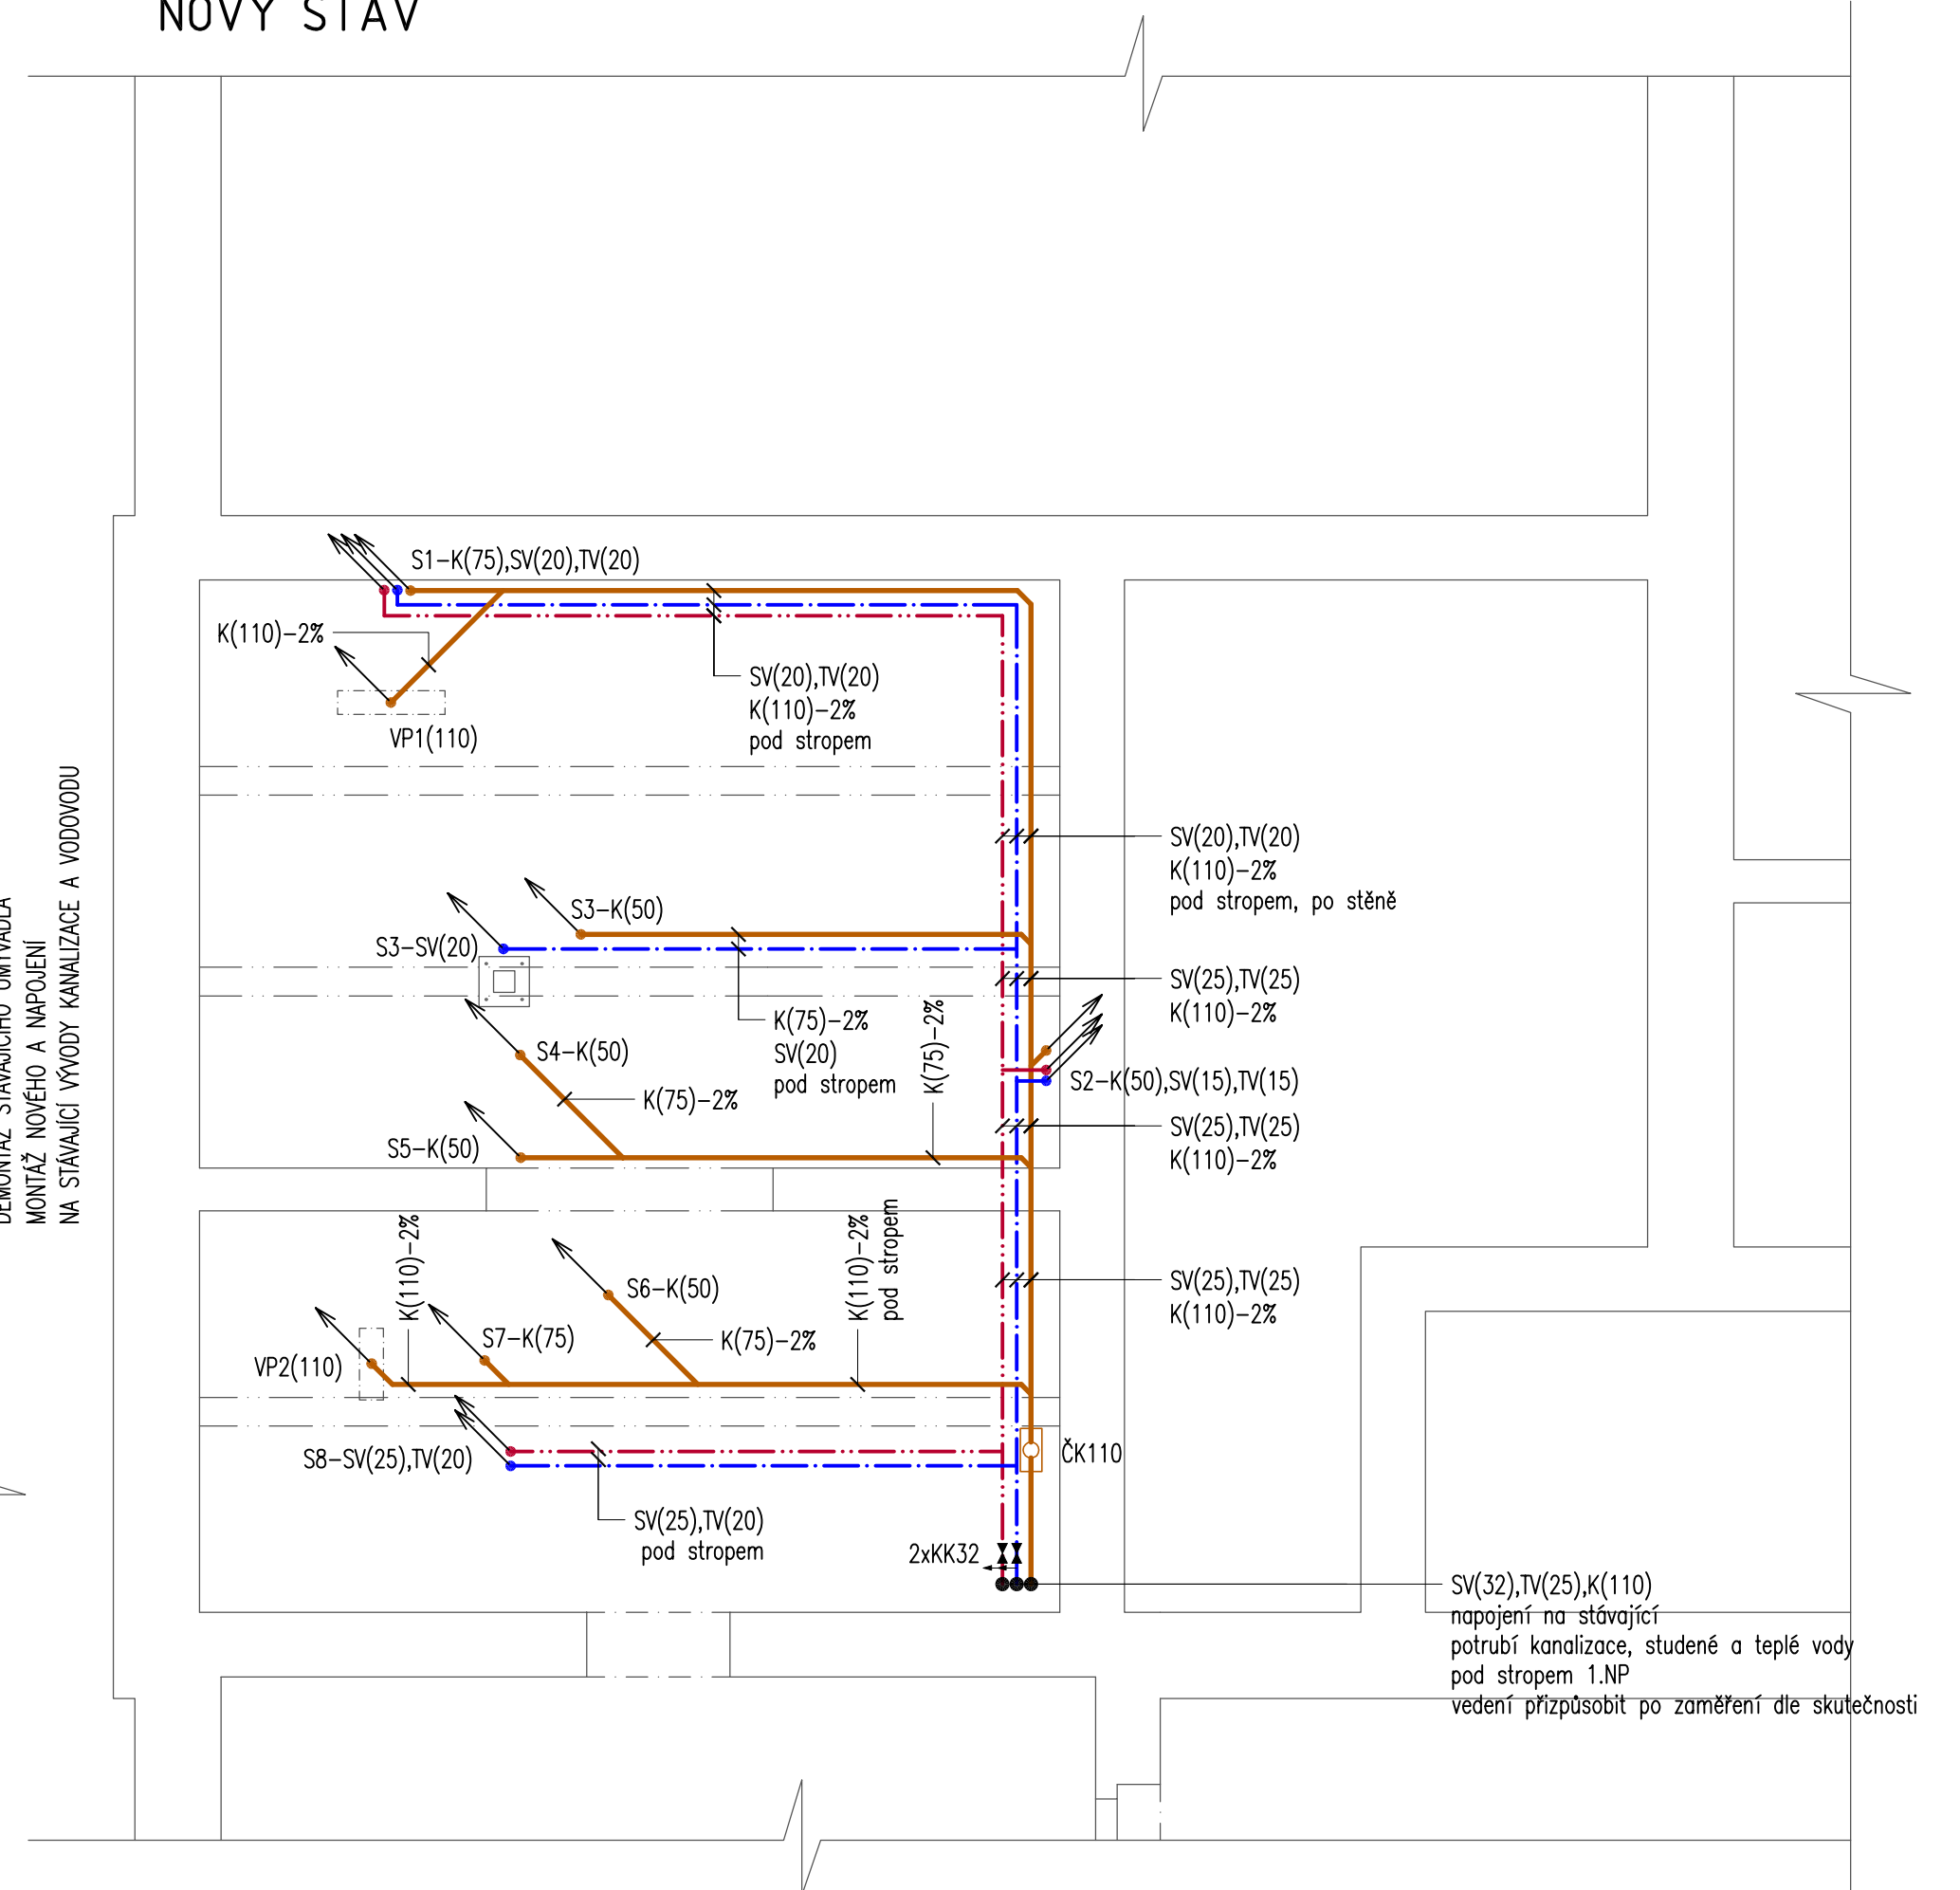

POZNÁMKA K PROJEKTOVÉ DOKUMENTACI



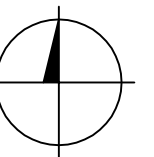


- Nedílnou součástí výkresové dokumentace je technická zpráva
- Všechny odchylky od projektu, nebo uvažovaného řešení je třeba konzultovat s projektantem
- Před zahájením prací je nutné ověřit rozměry z PD přímo na stavbě
- Před zahájením prací je nutné zaměřit stávající vedení vodovodu a kanalizace, zjistit vhodné napojovací místa, a přizpůsobit nové vedení zjištěným skutečnostem.




TABULKA MÍSTNOSTÍ

Č.	ÚČEL MÍSTNOSTI	PLOCHA (m ²)
1.01	JÍDELNA	61,00
1.02	VÝDEJNA	44,00
1.03	CHODBA	9,75
1.04	SKLAD	6,30
1.05	WC PERSONÁL	4,10
1.06	ŠATNA PERSONÁL	8,96
1.07	CHODBA	16,20
1.08	ÚKLID	1,95

LEGENDA POTRUBÍ

GRAF. ZNAČKA	POPIS
	NOVÁ SPLAŠKOVÁ KANALIZACE
	NOVÉ POTRUBÍ STUDENÉ VODY
	NOVÉ POTRUBÍ TEPLÉ VODY
	NOVÉ POTRUBÍ ZMĚKČENÉ VODY
	NOVÉ ZAŘÍZENÍ

2				
1				
Č. změny	Předmět změny	Změnu provedl	Podpis	Datum

Vedoucí projektant - HIP	Ing. Ludmila Rojičková	 R&P PROJEKT STATIKA, PROJEKCE S.R.O.	mobil: +420 775 33 43 18 +420 777 19 20 39	
Projektant	Ing. Jolanta Sabelová		Havičkovo nábřeží 2728/38 702 00 Ostrava-Moravská Ostrava Česká republika www.rprojekt.cz IČ: 278 51 443 DIČ: CZ27851443	
Vypracoval	Ing. Jolanta Sabelová		e-mail: rojickova@rprojekt.cz polach@rprojekt.cz	
Stavebník	město Bohumín, Masarykova 158, 735 81 Bohumín			
Název stavby:	Oprava výdejny - ZŠ Skřečoh, 1.mája 217, Bohumín ZTI		Profese	Stavební
Část:	Zdravotně-technické instalace		Č. zak.	021019
			Stupeň	DPS
			Datum	10/2019
			Formát	4x A4 (A2)
Název výkresu:	Půdorys 1.NP - kanalizace a vodovod		Měřítko 1:50	Číslo výkresu 021019-11