


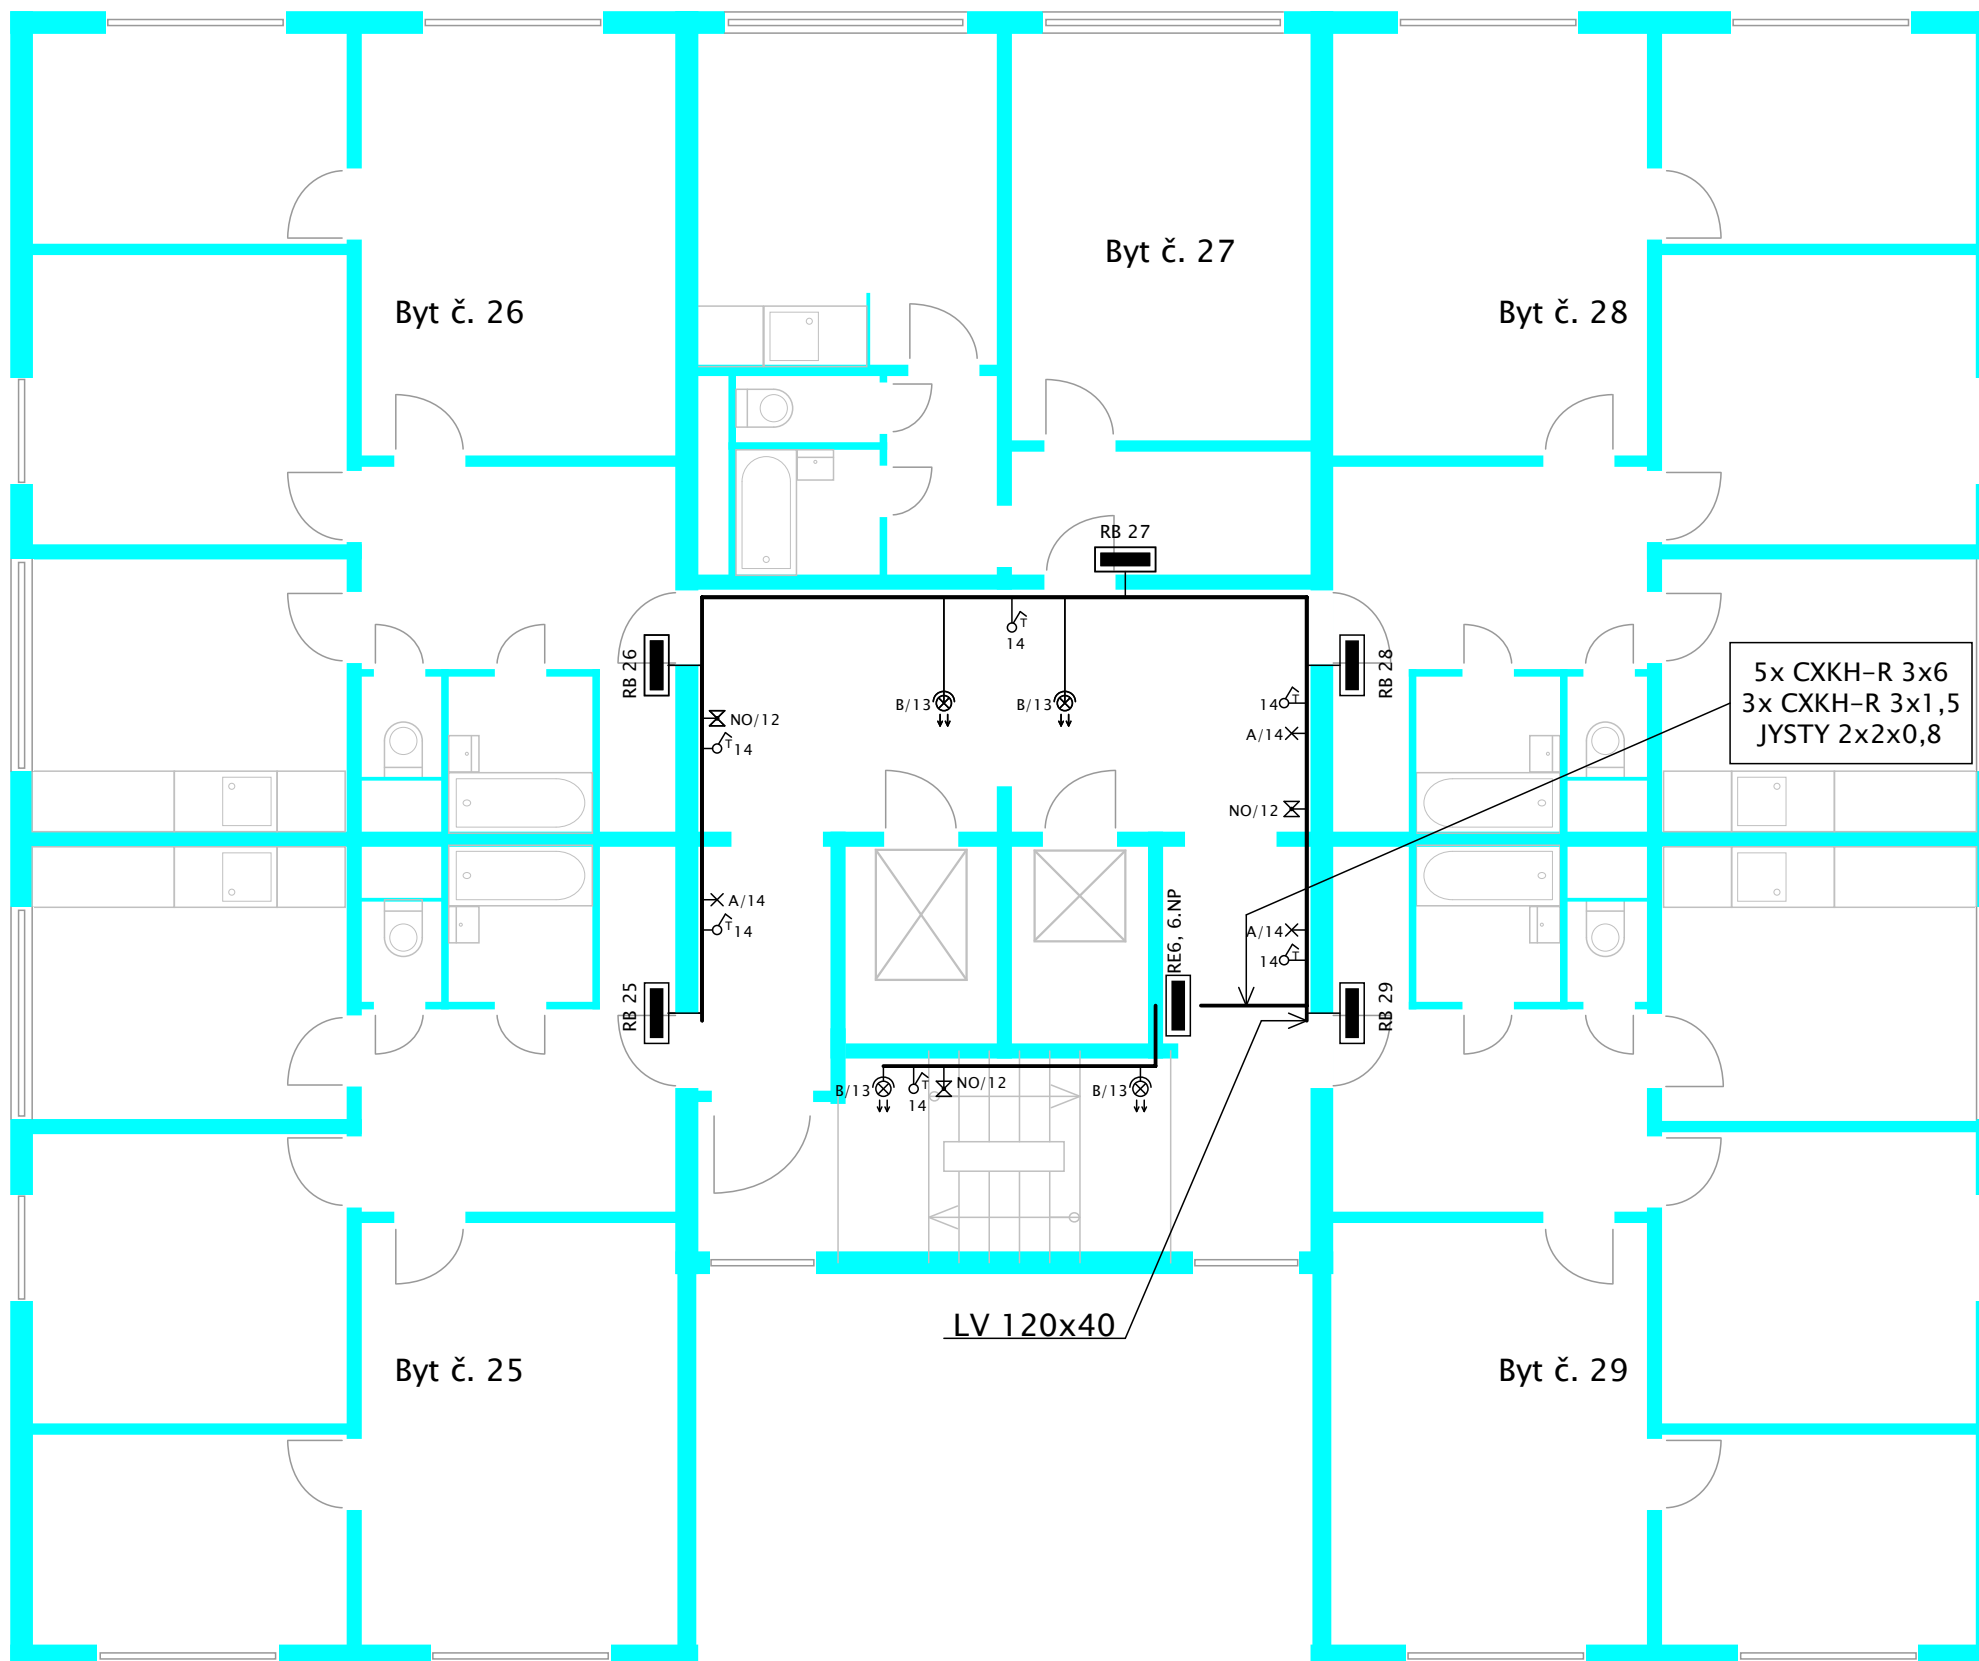

- LEGENDA ELEKTRO:**
- NO svítidlo LED se záložním zdrojem
1x 8W s podsvěceným piktogramem
dočasně 1 hod
 - A přisazené svítidlo LED
1x 10W LED IP 43
 - B přisazené svítidlo s čidlem LED
1x 10W LED IP 43
 - R rozvodnice
 - nástěnné tlačítko s doutnavkou

PROVEDENÍ:
– kabelové trasy vedeny v LV

ZÁKLADNÍ TECHNICKÉ ÚDAJE:

Proudová soustava: 3+N+PE, 400/230V AC, 50Hz, TN-C-S
Provozní napětí: 3x230V/400V, 50Hz
Ik: ≤ 10kA
Ochrana dle ČSN 33 2000-4-41: samočinným odpojením od zdroje v síti TN
Vnější vlivy prostředí dle ČSN 33 2000-5-51-ed.3: viz protokol

	Akce: Elektroinstalace bytového domu, Nerudova 1158, Bohumín		
	Datum: 16.09.2020	Výkres: Elektroinstalace 6.NP	
	Autor: Jakub Bortlíček		Měřítko: 1:100
	Revize: Bc. Jan Windisch		Číslo výkresu: TD - WI - 14/2020/P.06NP