 

 

 
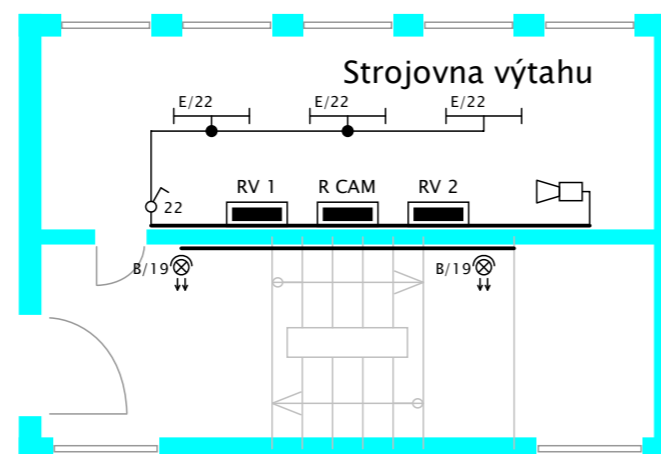


LEGENDA ELEKTRO:

- B  přisazené svítidlo s čidlem LED
1x 10W LED IP 43
- E  zářivkové svítidlo LED
1x21W LED IP65
- R  rozvodnice
-  nástěnný vypínač
-  kamera


PROVEDENÍ:

- kabelové trasy vedeny v LV



ZÁKLADNÍ TECHNICKÉ ÚDAJE:

Proudová soustava: 3+N+PE, 400/230V AC, 50Hz, TN-C-S
Provozní napětí: 3x230V/400V, 50Hz
Ik: ≤ 10kA
Ochrana dle ČSN 33 2000-4-41: samočinným odpojením od zdroje v síti TN
Vnější vlivy prostředí dle ČSN 33 2000-5-51-ed.3: viz protokol

	Akce: Elektroinstalace bytového domu, Nerudova 1158, Bohumín	
	Datum: 16.09.2020	Výkres: Elektorinstalace 14.NP
	Autor: Jakub Bortlíček	Měřítko: 1:100
	Revize: Bc. Jan Windisch	Číslo výkresu: TD - WI - 14/2020/P.14NP