



SITUACE ZOV

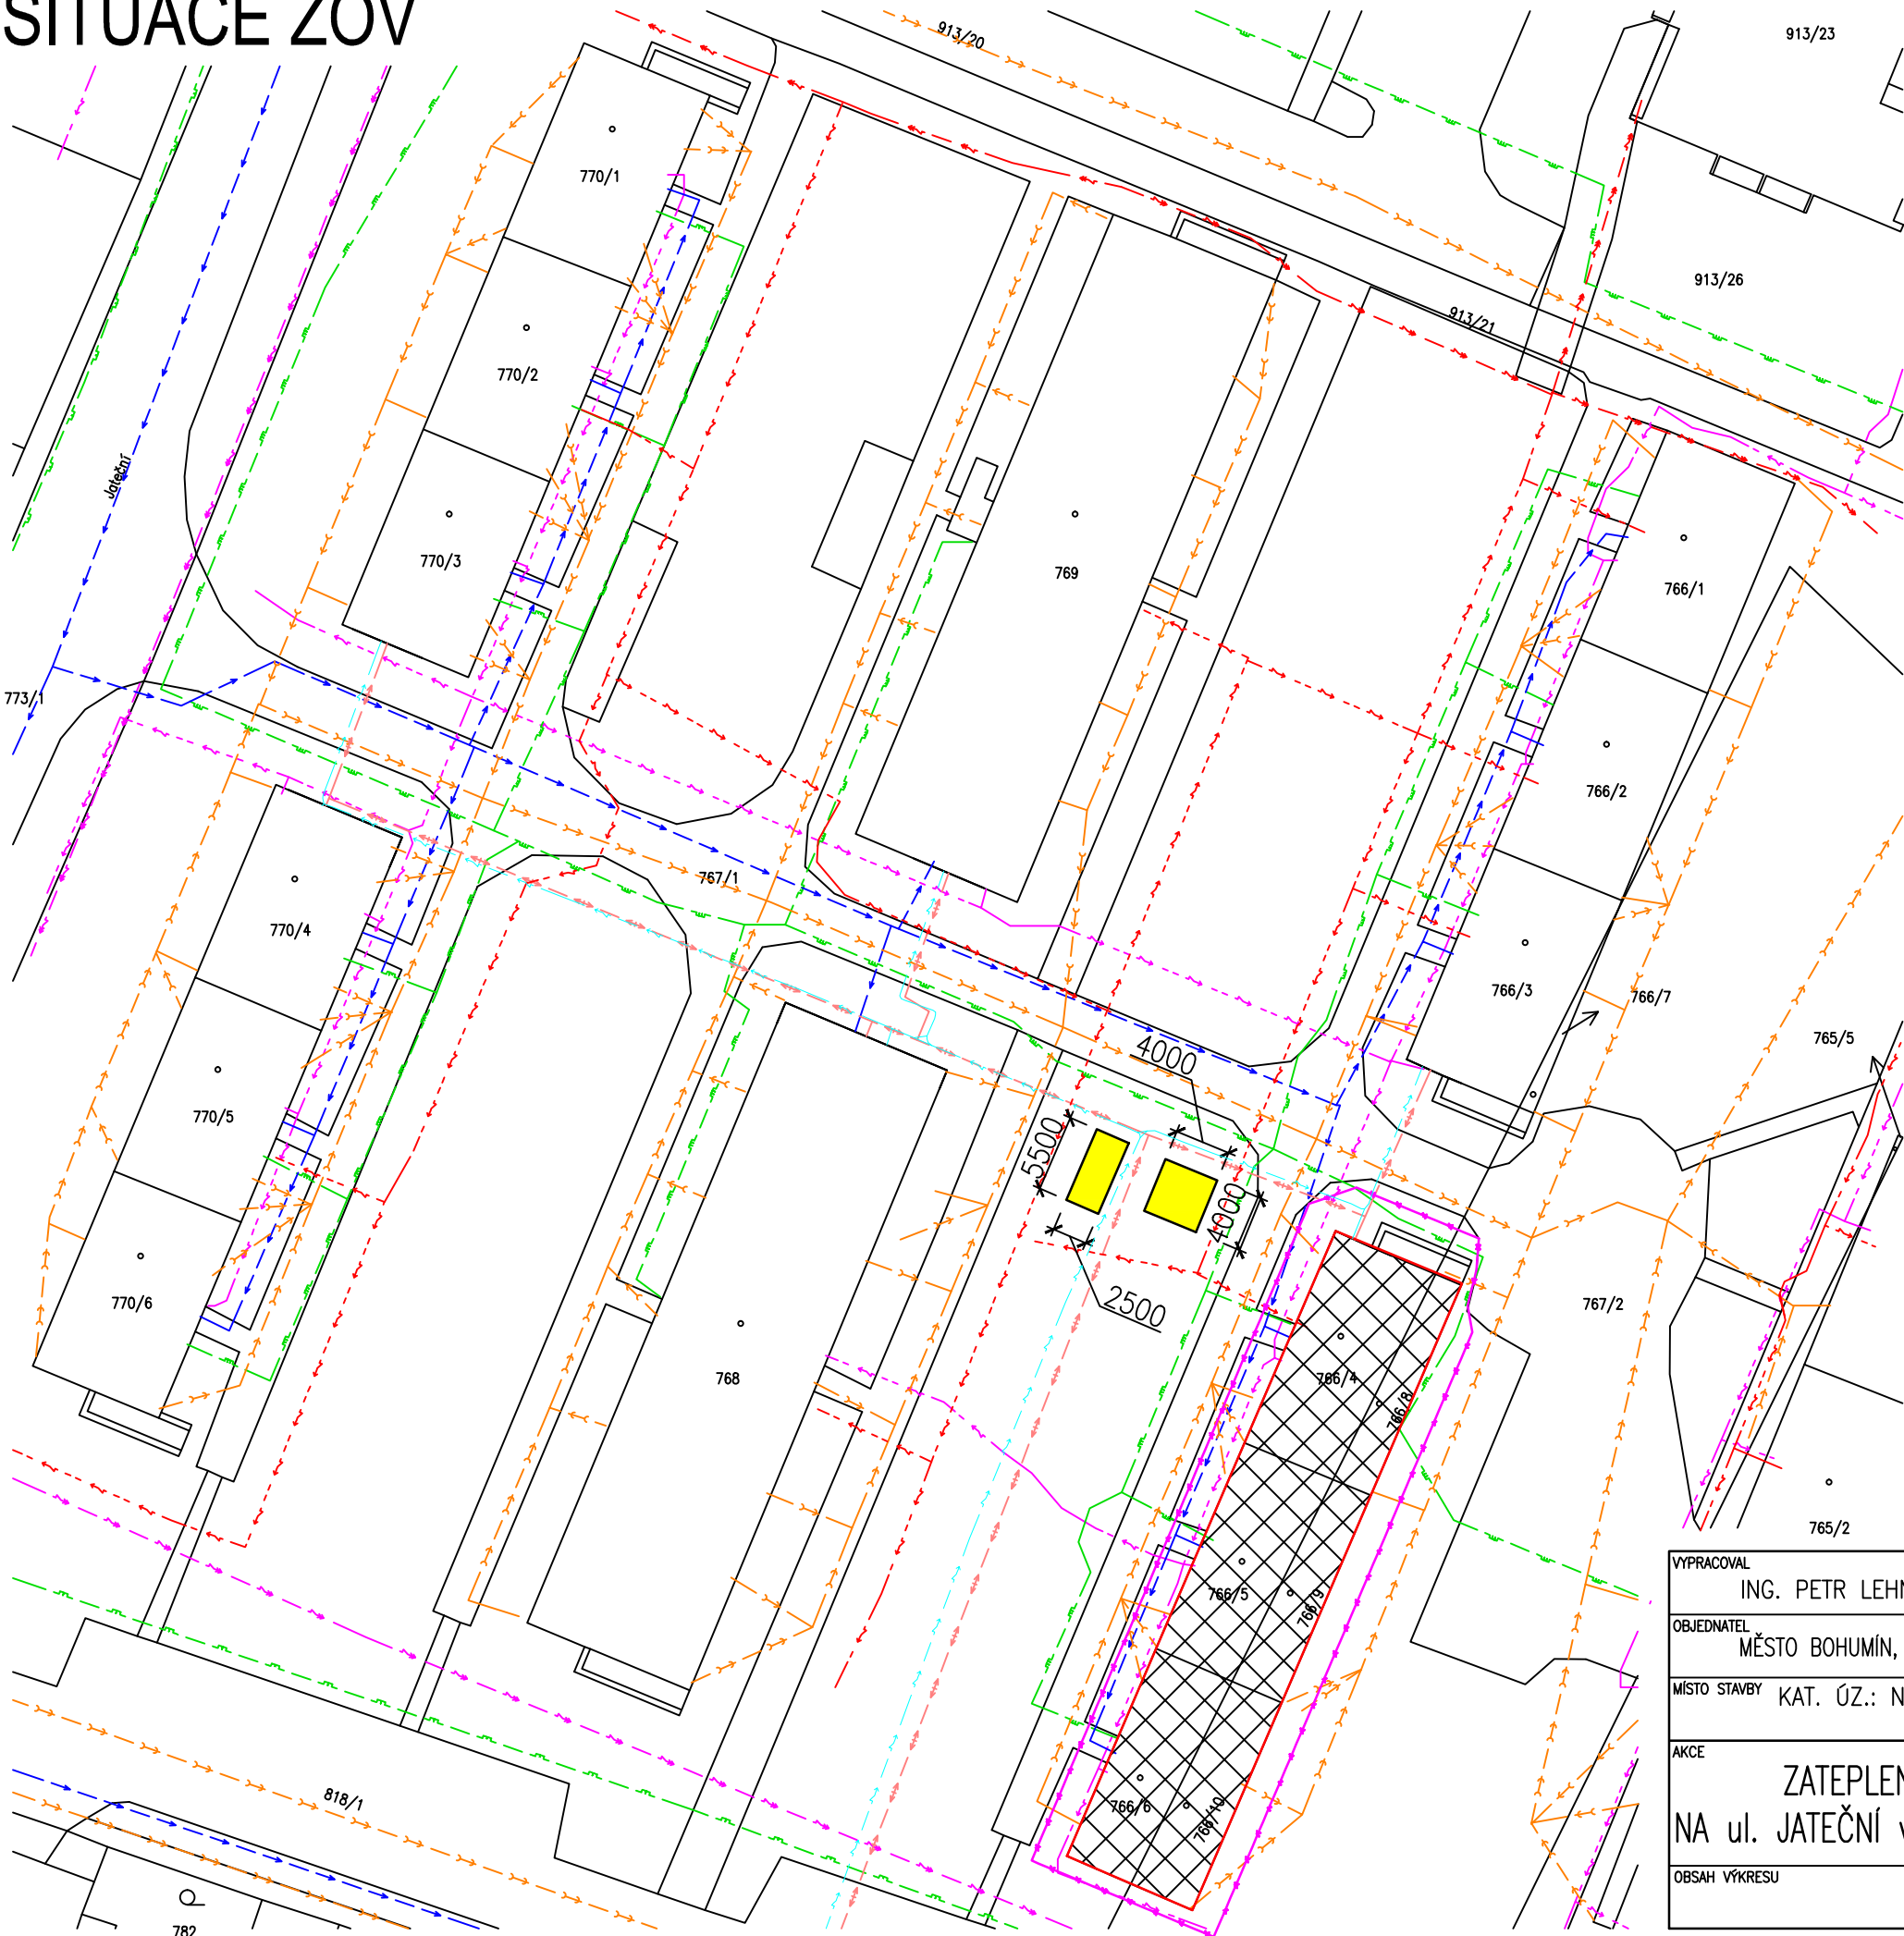

- LEGENDA STÁVAJÍCÍCH SÍTÍ**
- KANALIZACE SPLAŠKOVÁ – SMVAK
 - VODOVODNÍ ŘAD a PŘÍPOJKY – SMVAK
 - TEPLOVOD – ČEZ Teplárenská
 - PODZEMNÍ VEDENÍ OPTICKÝ KABEL – CETIN
 - PODZEMNÍ VEDENÍ METALICKÝ KABEL – CETIN, RIO Media–Nej.cz
 - PODZEMNÍ VEDENÍ NN 10 kV – ČEZ distribuce
 - PODZEMNÍ VEDENÍ VN 22 kV – ČEZ distribuce
 - NÍZKOTLAKÝ PLYNOVOD – GasNet, s.r.o.
 - PODZEMNÍHO TELEKOMUNIKAČNÍHO VEDENÍ PODA A.S.

- LEGENDA:**
- ŘEŠENÝ BYTOVÝ DŮM
 - HRANICE STAVENIŠTĚ
 - ZAŘÍZENÍ STAVENIŠTĚ 13,7+16 = 28,7 m2

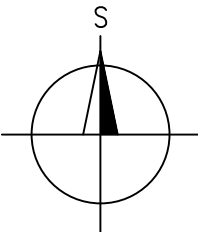

VYPRACOVAL ING. PETR LEHNER	ZODP. PROJEKTANT ING. TOMÁŠ PACOLA		
OBJEDNATEL MĚSTO BOHUMÍN, MASARYKOVA 158, NOVÝ BOHUMÍN, 73581 BOHUMÍN		FORMÁT	A3
MÍSTO STAVBY KAT. ÚZ.: NOVÝ BOHUMÍN, PARC.Č.: 767/1, 2 766/4, 5, 6, 8, 9, 10		DATUM	
AKCE ZATEPLENÍ DOMŮ A OPRAVA STŘECH NA ul. JATEČNÍ v BOHUMÍNĚ I. č.p. 266, 271, 276		ÚČEL	DSP
OBSAH VÝKRESU SITUACE ZOV		MĚŘÍTKO 1:500	Č. VÝKRESU C03