




SITUACE ZOV

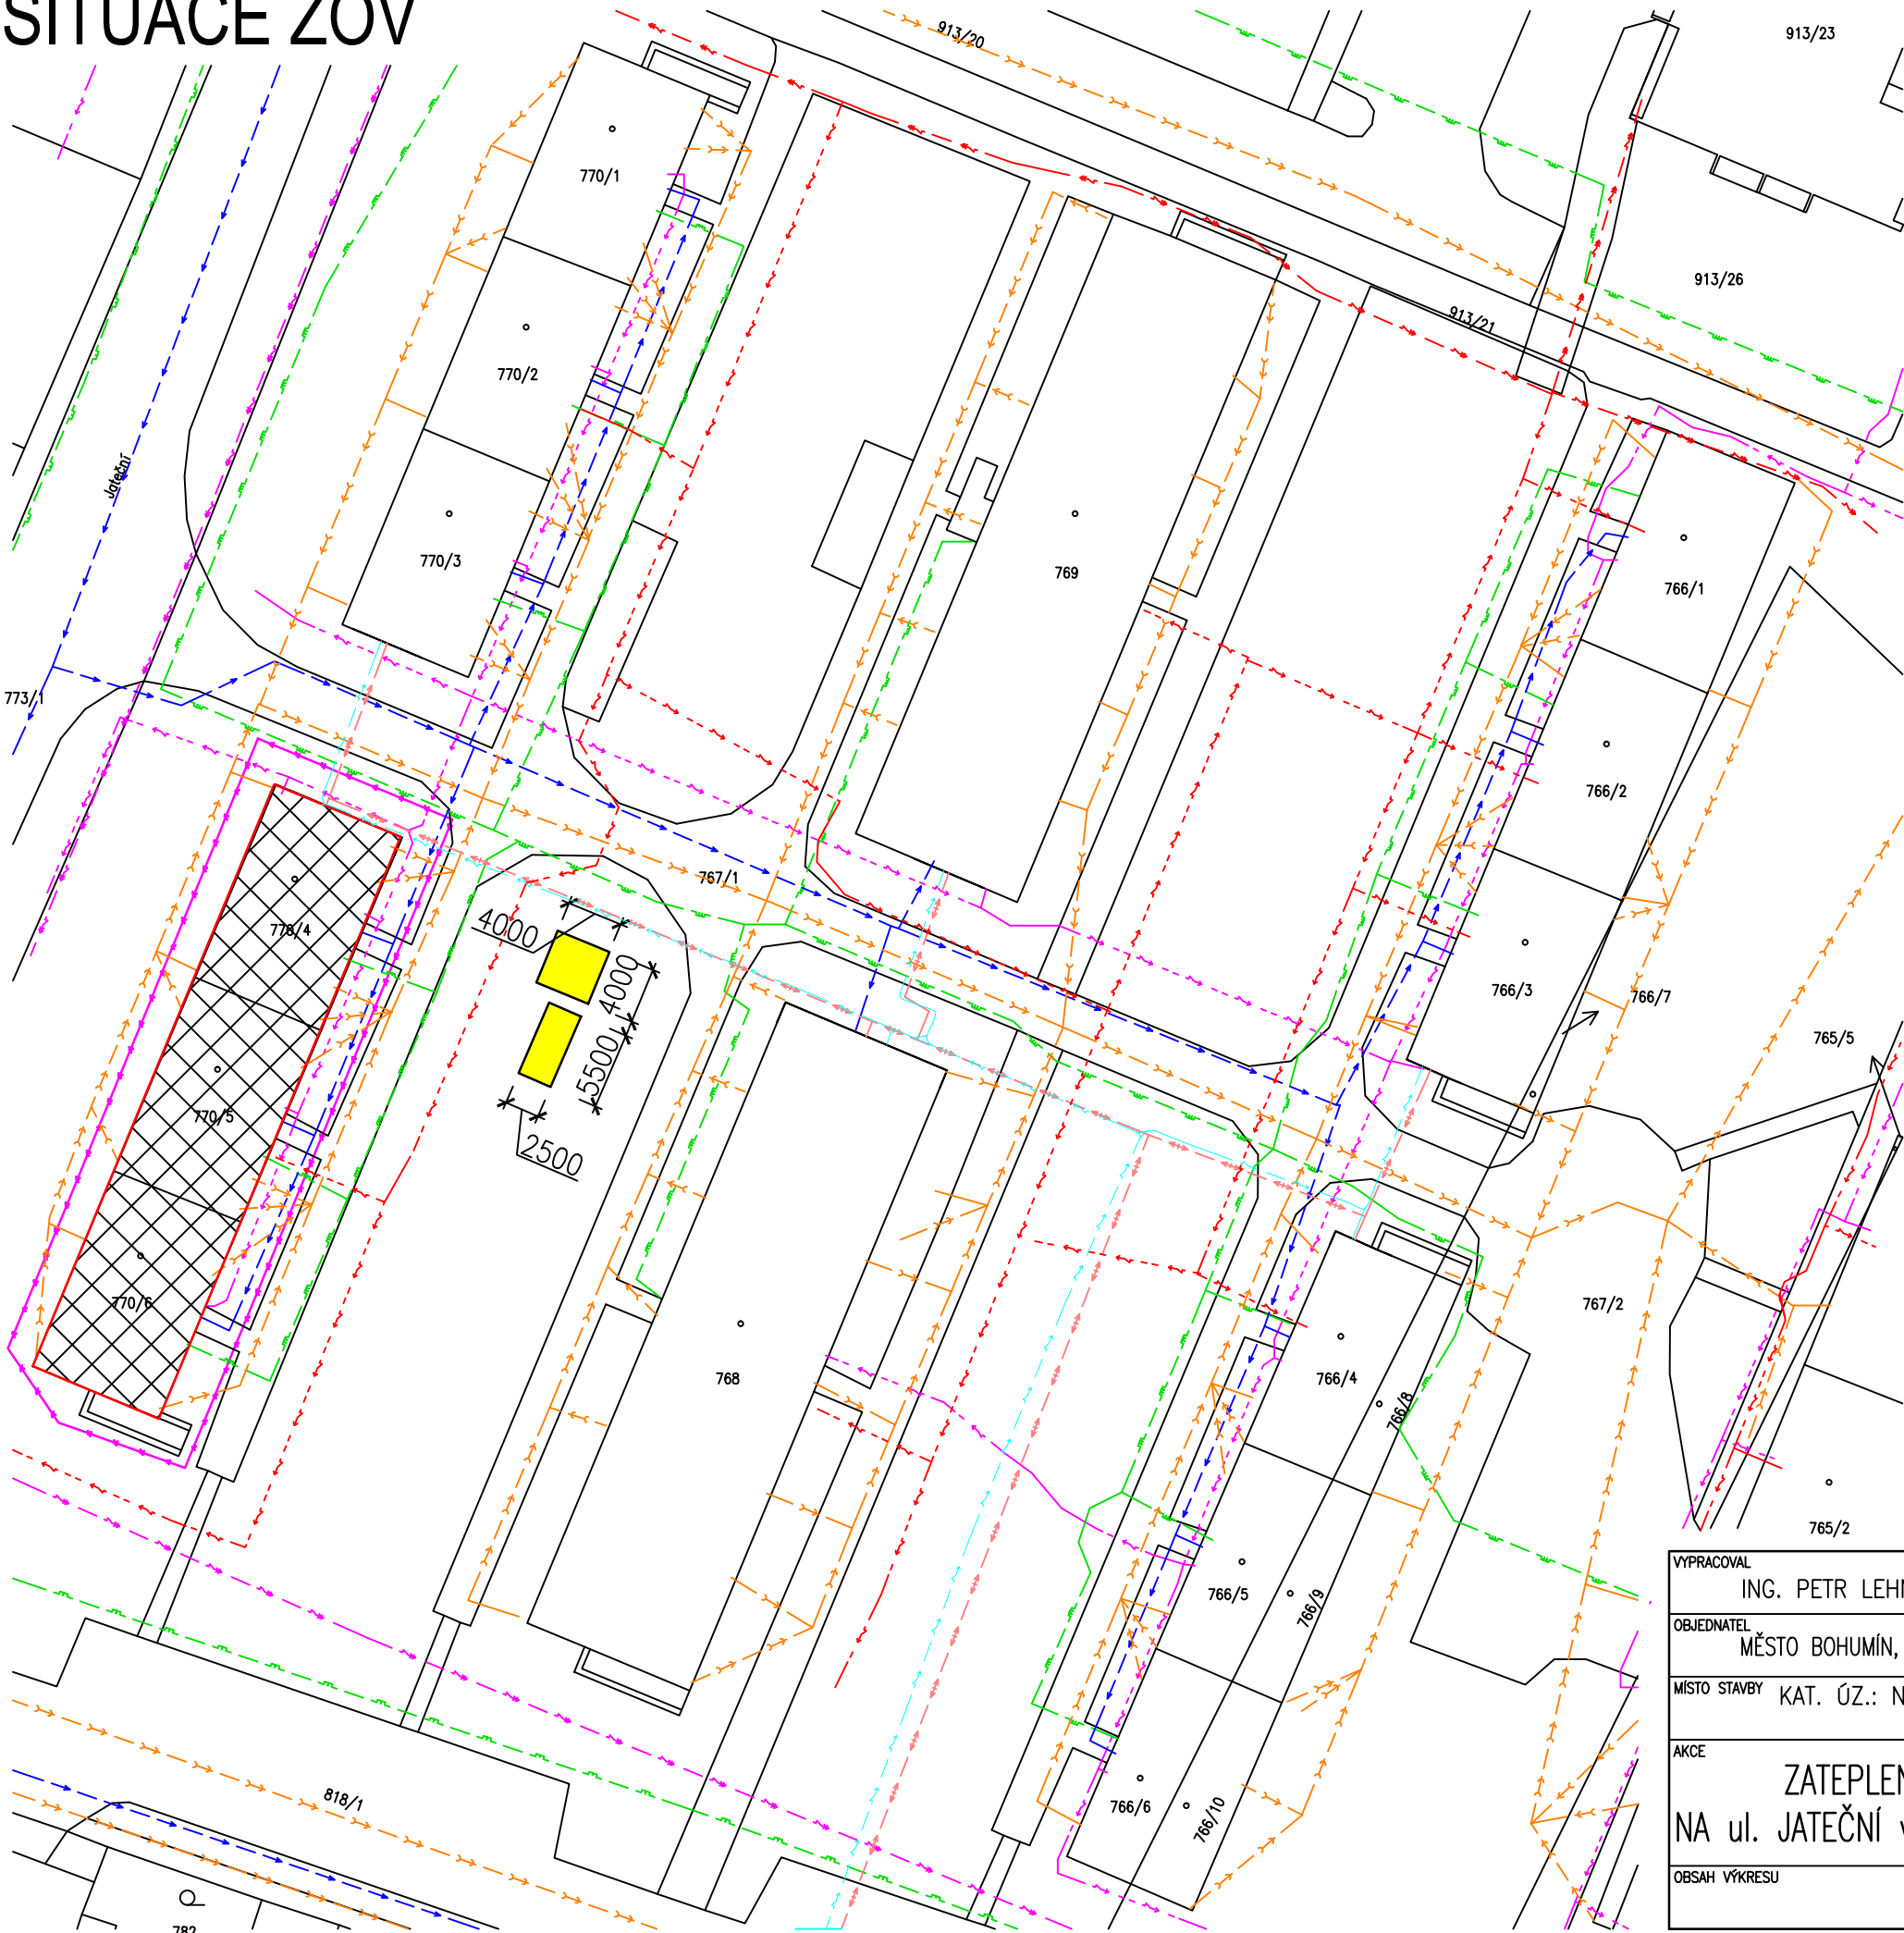

- LEGENDA STÁVAJÍCÍCH SÍTÍ
- KANALIZACE SPLAŠKOVÁ – SMVAK
 - VODOVODNÍ ŘAD a PŘÍPOJKY – SMVAK
 - TEPLOVOD – ČEZ Teplárenská
 - PODZEMNÍ VEDENÍ OPTICKÝ KABEL – CETIN
 - PODZEMNÍ VEDENÍ METALICKÝ KABEL – CETIN, RIO Media–Nej.cz
 - PODZEMNÍ VEDENÍ NN 10 kV – ČEZ distribuce
 - PODZEMNÍ VEDENÍ VN 22 kV – ČEZ distribuce
 - NÍZKOTLAKÝ PLYNOVOD – GasNet, s.r.o.
 - PODZEMNÍHO TELEKOMUNIKAČNÍHO VEDENÍ PODA A.S.

- LEGENDA:
- ŘEŠENÝ BYTOVÝ DŮM
 - HRANICE STAVENIŠTĚ
 - ZAŘÍZENÍ STAVENIŠTĚ 13,7+16 = 28,7 m2

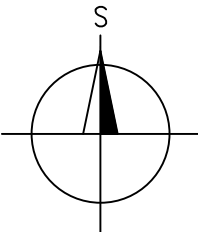

VYPRACOVAL		ZODP. PROJEKTANT		<div></div>	
ING. PETR LEHNER		ING. TOMÁŠ PACOLA			
OBJEDNATEL		MĚSTO BOHUMÍN, MASARYKOVA 158, NOVÝ BOHUMÍN, 73581 BOHUMÍN			
MÍSTO STAVBY		KAT. ÚZ.: NOVÝ BOHUMÍN, PARC.Č.: 767/1; 770/4,5,6			FORMÁT A3
AKCE		ZATEPLENÍ DOMŮ A OPRAVA STŘECH NA ul. JATEČNÍ v BOHUMÍNĚ I. č.p. 197, 207, 215			DATUM
OBSAH VÝKRESU		SITUACE ZOV			ÚČEL DSP
					MĚŘÍTKO 1:500