



ŘEZ D-D

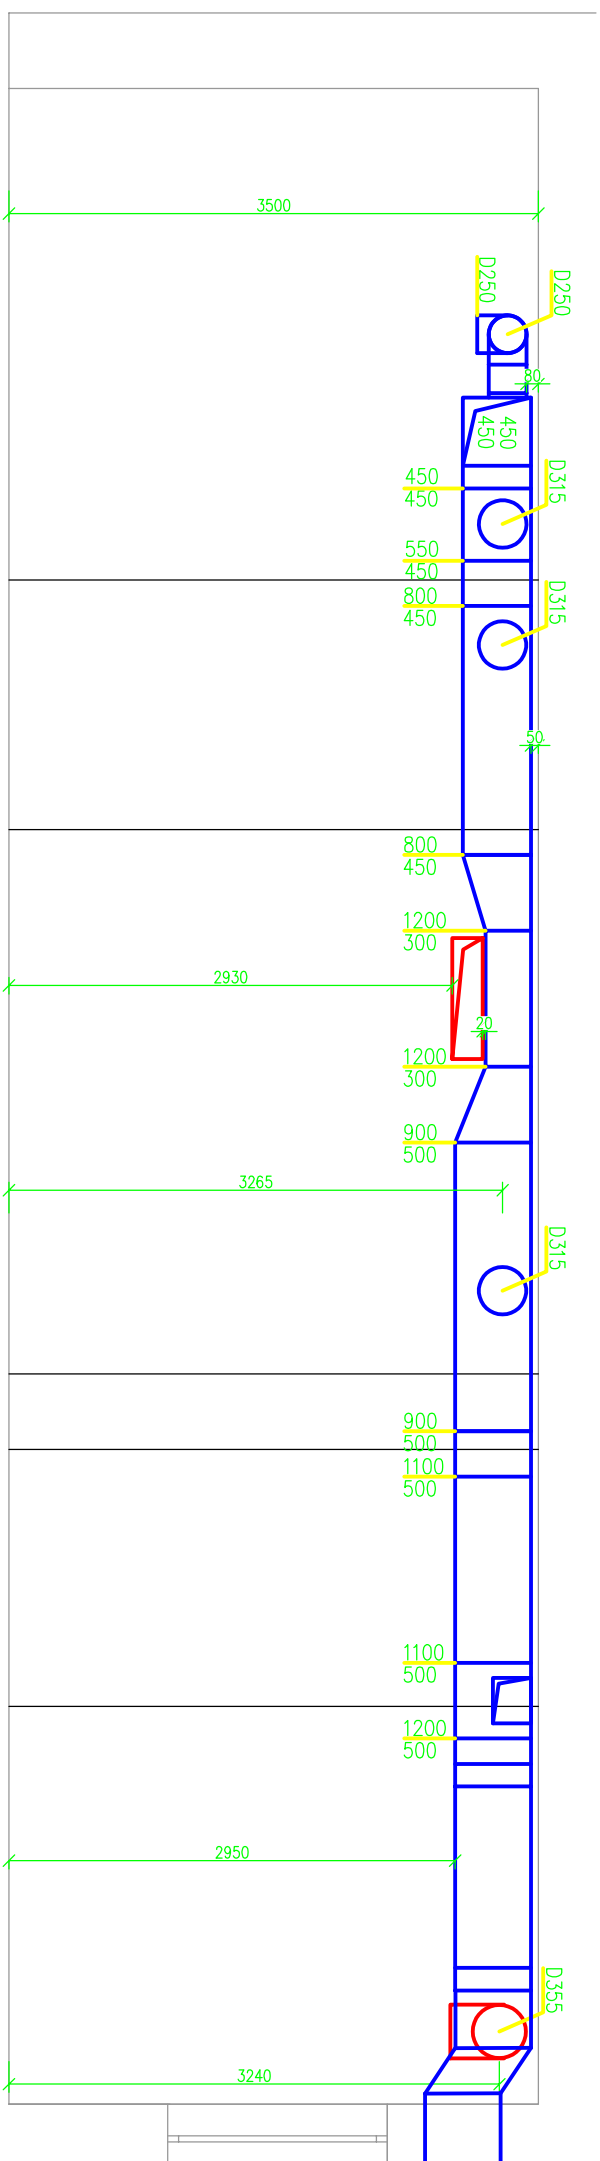

ŘEZ C-C

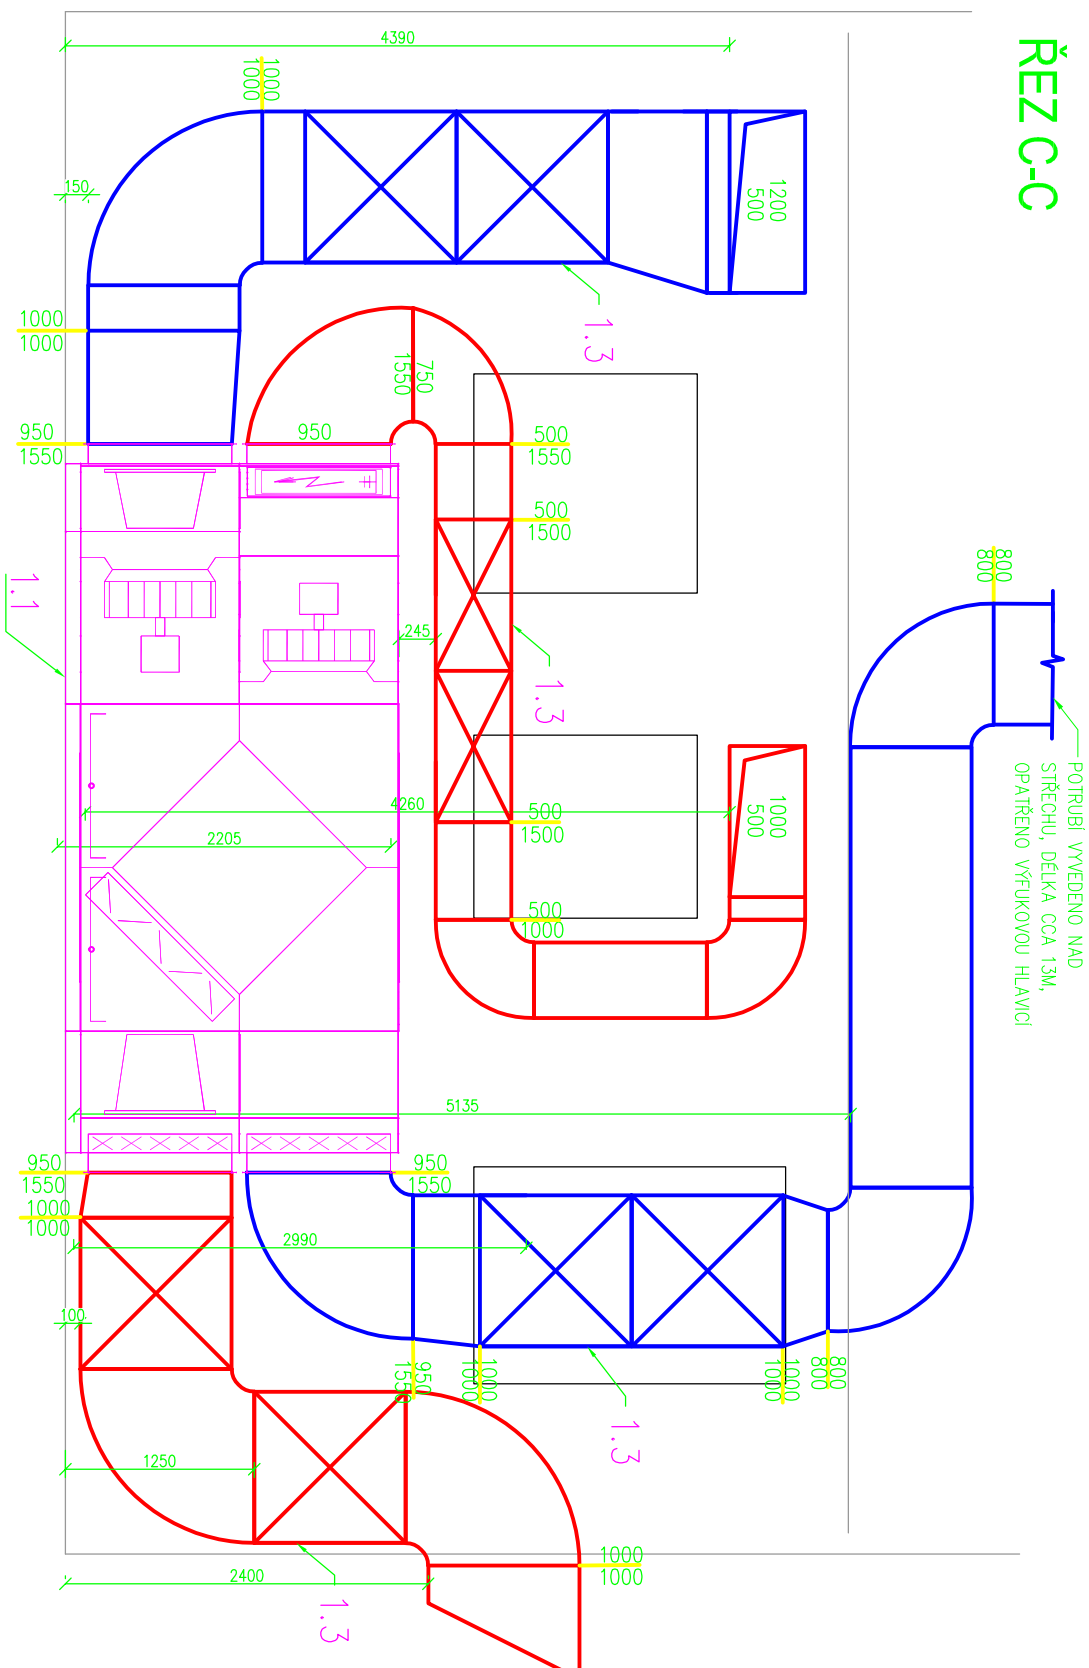

LEGENDA VZT



TLUMIČ HLUKU BUŇKOVÝ

REGULAČNÍ KLAPKA RUČNÍ



AKCE:

VĚTRÁNÍ KUCHYŇE ŽŠ A MŠ MASARYKOVA, BOHUMÍN

MÍSTO: BOHUMÍN

INVESTOR:**MĚSTO BOHUMÍN**

ZODP. PROJEKTANT:
Ing. Martin Poloch

VYPRACOVAL:
Ing. Martin Poloch

PROFESSE:
Vzduchotechnika

THERMES SPOL. S.R.O**PROJEKTANT**

OBSAH VÝKRESU:

ŘEZY C a D

DATUM:

3/2021

MĚŘÍTKO:

1:50

FORMÁT:

2xA4

Č. VÝKRESU:

103

