


NAVRHOVANÝ STAV - SCHÉMA ELEKTROINSTALACE
M 1:50

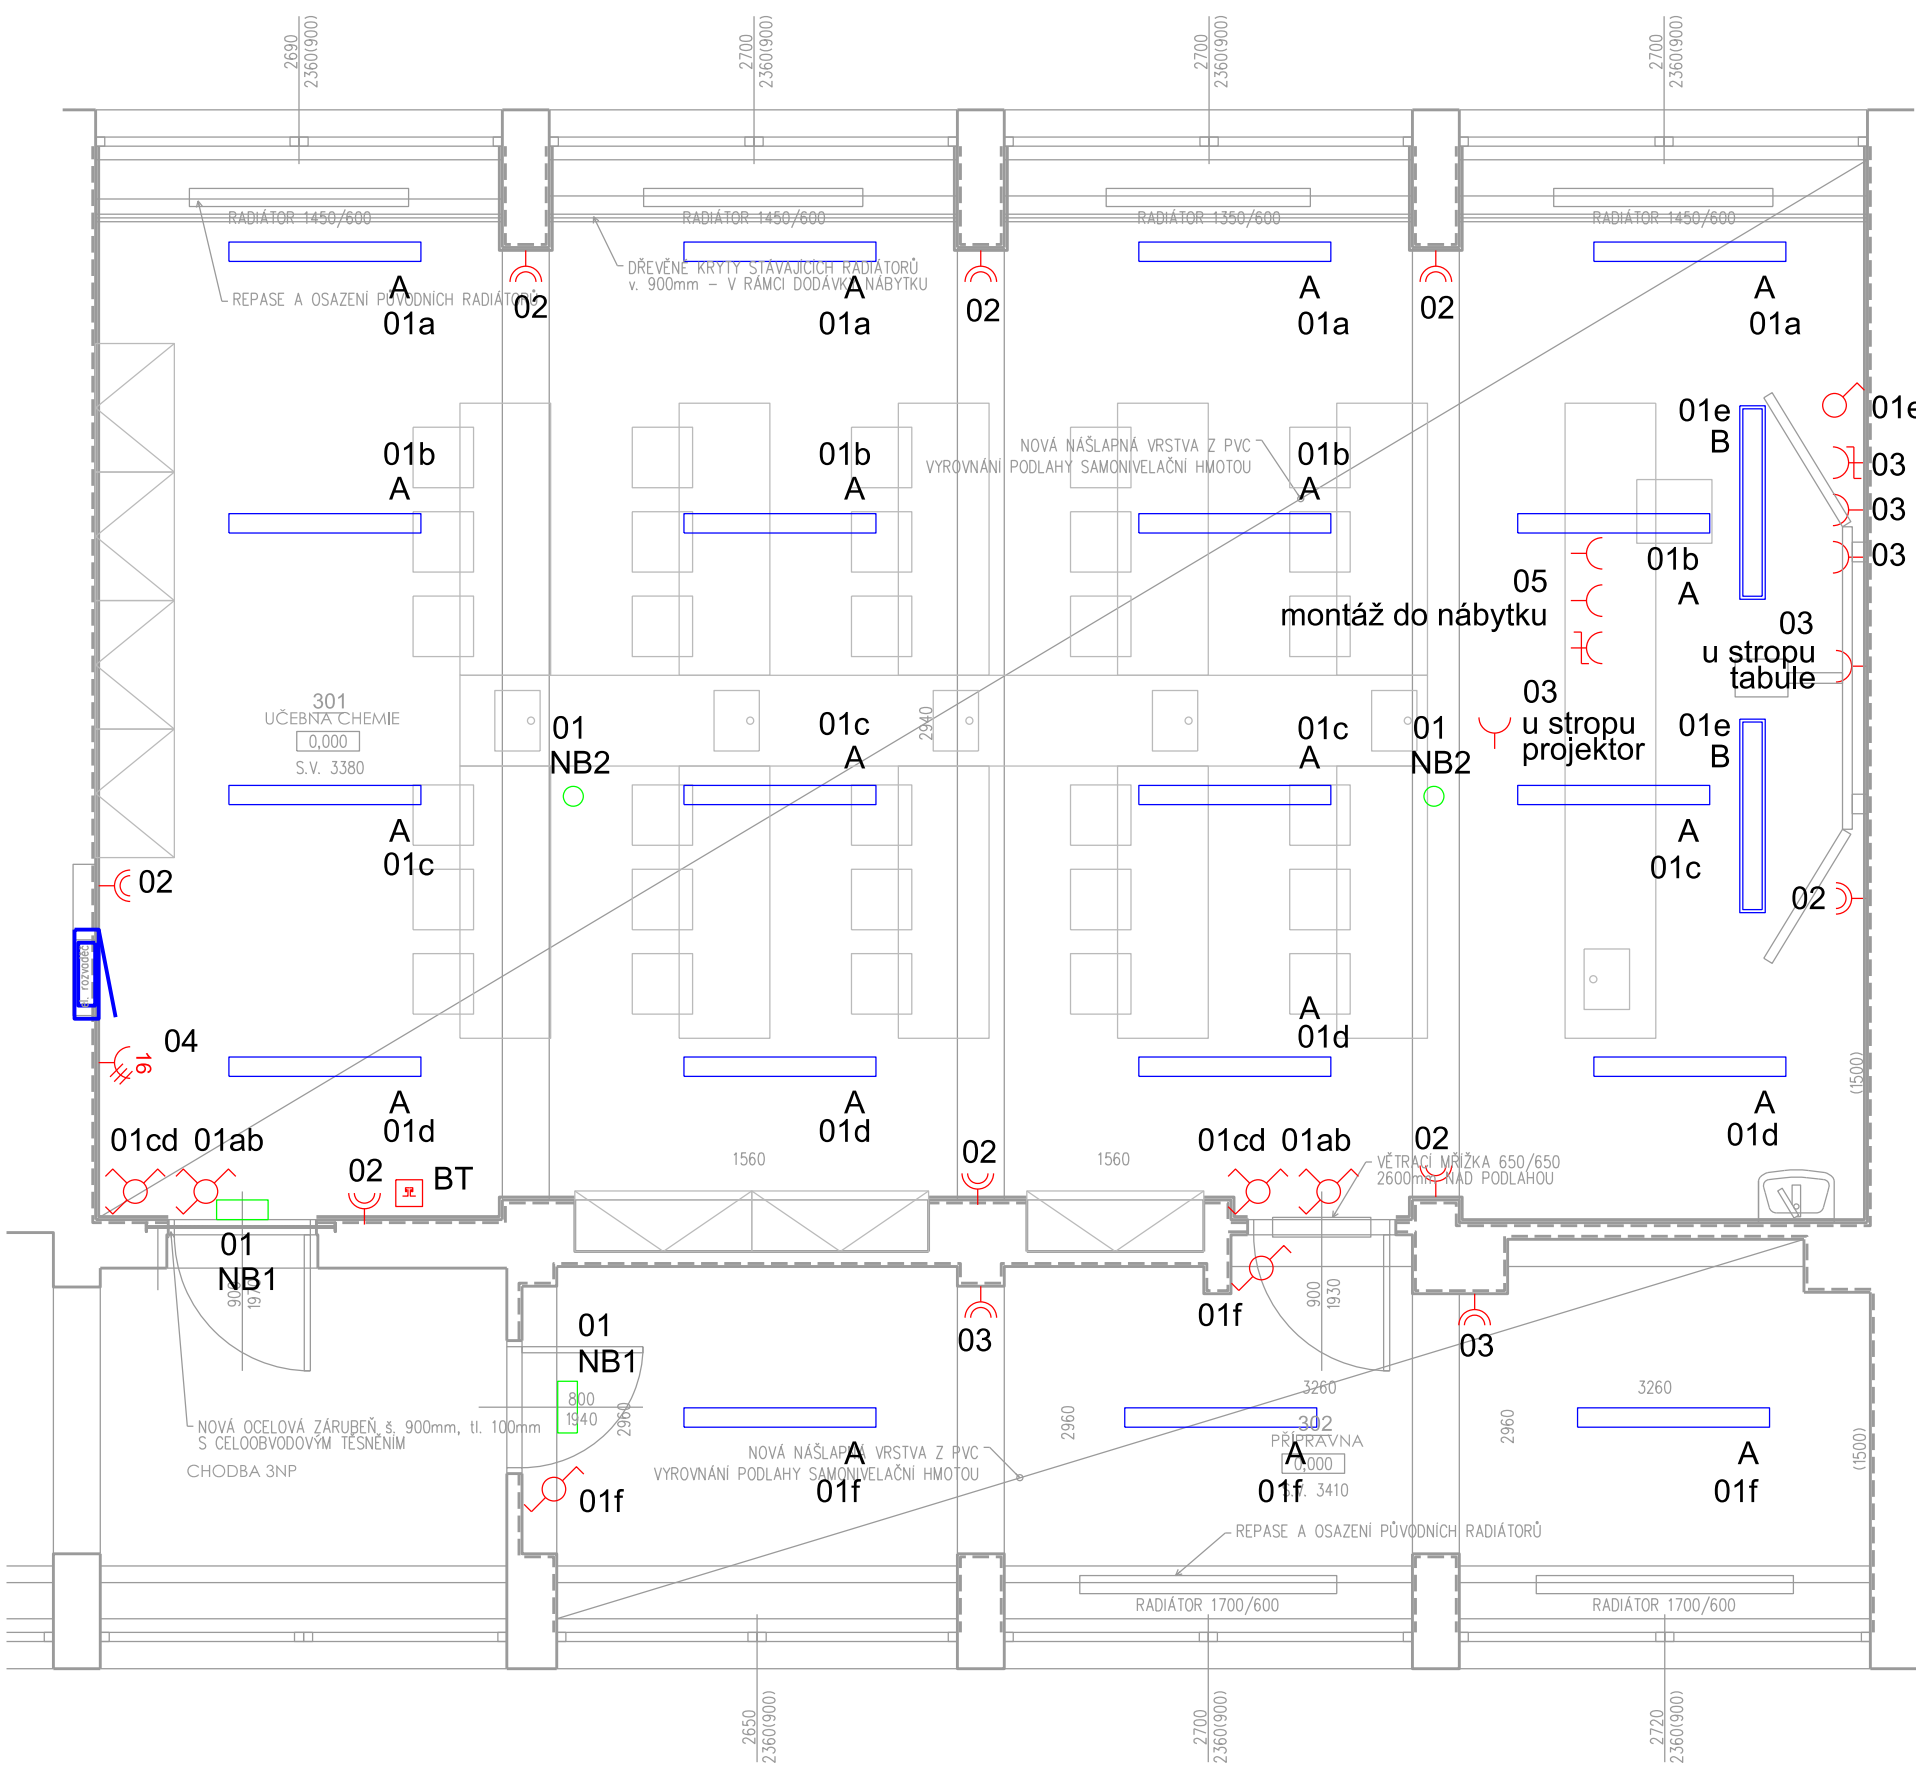

LEGENDA MÍSTNOSTÍ

OZN.	MÍSTNOST	PLOCHA [m ²]	SV.VÝŠKA [m]	PODLAHA	STĚNY	STROP
301	UČEBNA CHEMIE	82,2	3380	PVC	ŠTUKOVÁ OMÍTKA ACROVYNILOVÝ OBKLAD v 1,5m	ŠTUKOVÁ OMÍTKA +A
302	PŘÍPRAVNA	20,7	3410	PVC	ŠTUKOVÁ OMÍTKA	ŠTUKOVÁ OMÍTKA

LEGENDA MATERIÁLŮ A ZNAČEK
TECHNOLOGIE

- 16 Zásuvka 400V/16A
- Zásuvka 230V/16A
- Zásuvka 230V/16A s PO
- Zásuvka 230V/16A dvojitá
- Bzpečnostní STOP tlačítko
- Ochranné pospojování
- El. rozvaděč
- Kabelový vývod 230V

OSVĚTLENÍ

- Vypínač řaz.6+6
- Vypínač řaz.1
- Vypínač řaz.6

SVÍTIDLA

- A FPL-EE 1195 MPS + rámeček
- B ABRFBW 30W asym.+závěsy
- NB1 Svítidlo nouzové, s piktogramem, 1x8W, 230V, IP 65
- NB2 Svítidlo nouzové, protipanické, 1x8W, 230V, IP 65

AKCE: STAVEBNÍ ÚPRAVY STÁVAJÍCÍCH PROSTOR ZŠ - UČEBNA CHEMIE Základní škola a Mateřská škola Bohumín Čs. armády 1026 okres Karviná		GENERÁLNÍ PROJEKTANT: MMP ARCHITEKTI MAP architekti tel: 777 051 203 www.map.cz	
INVESTOR: Základní škola a Mateřská škola Bohumín Čs. armády 1026 okres Karviná příspěvková organizace		Č. PARÉ:	
ZODP. PROJEKTANT: Ing. arch. Martin Polách ČKA 03448, Paťanka 2687/1c, 160 00 Praha - Dejvice		PROJEKTANT ČÁSTI: Ing. Kamil Kavan Rooseveltova 35, 746 01 Opava tel: 777 051 203, email: kamil.kavan@gmail.com	
STUPEŇ: Dokumentace pro ohlášení stavby		DATUM: 08/2017	
PROFESE: D.1.1. - Architektonicko - stavební řešení		MĚŘÍTKO: 1:50	
VÝKRES: PŮDORYS - ELEKTRO		Č. VÝKRESU: D.07	