




PŮDORYS 1.NP

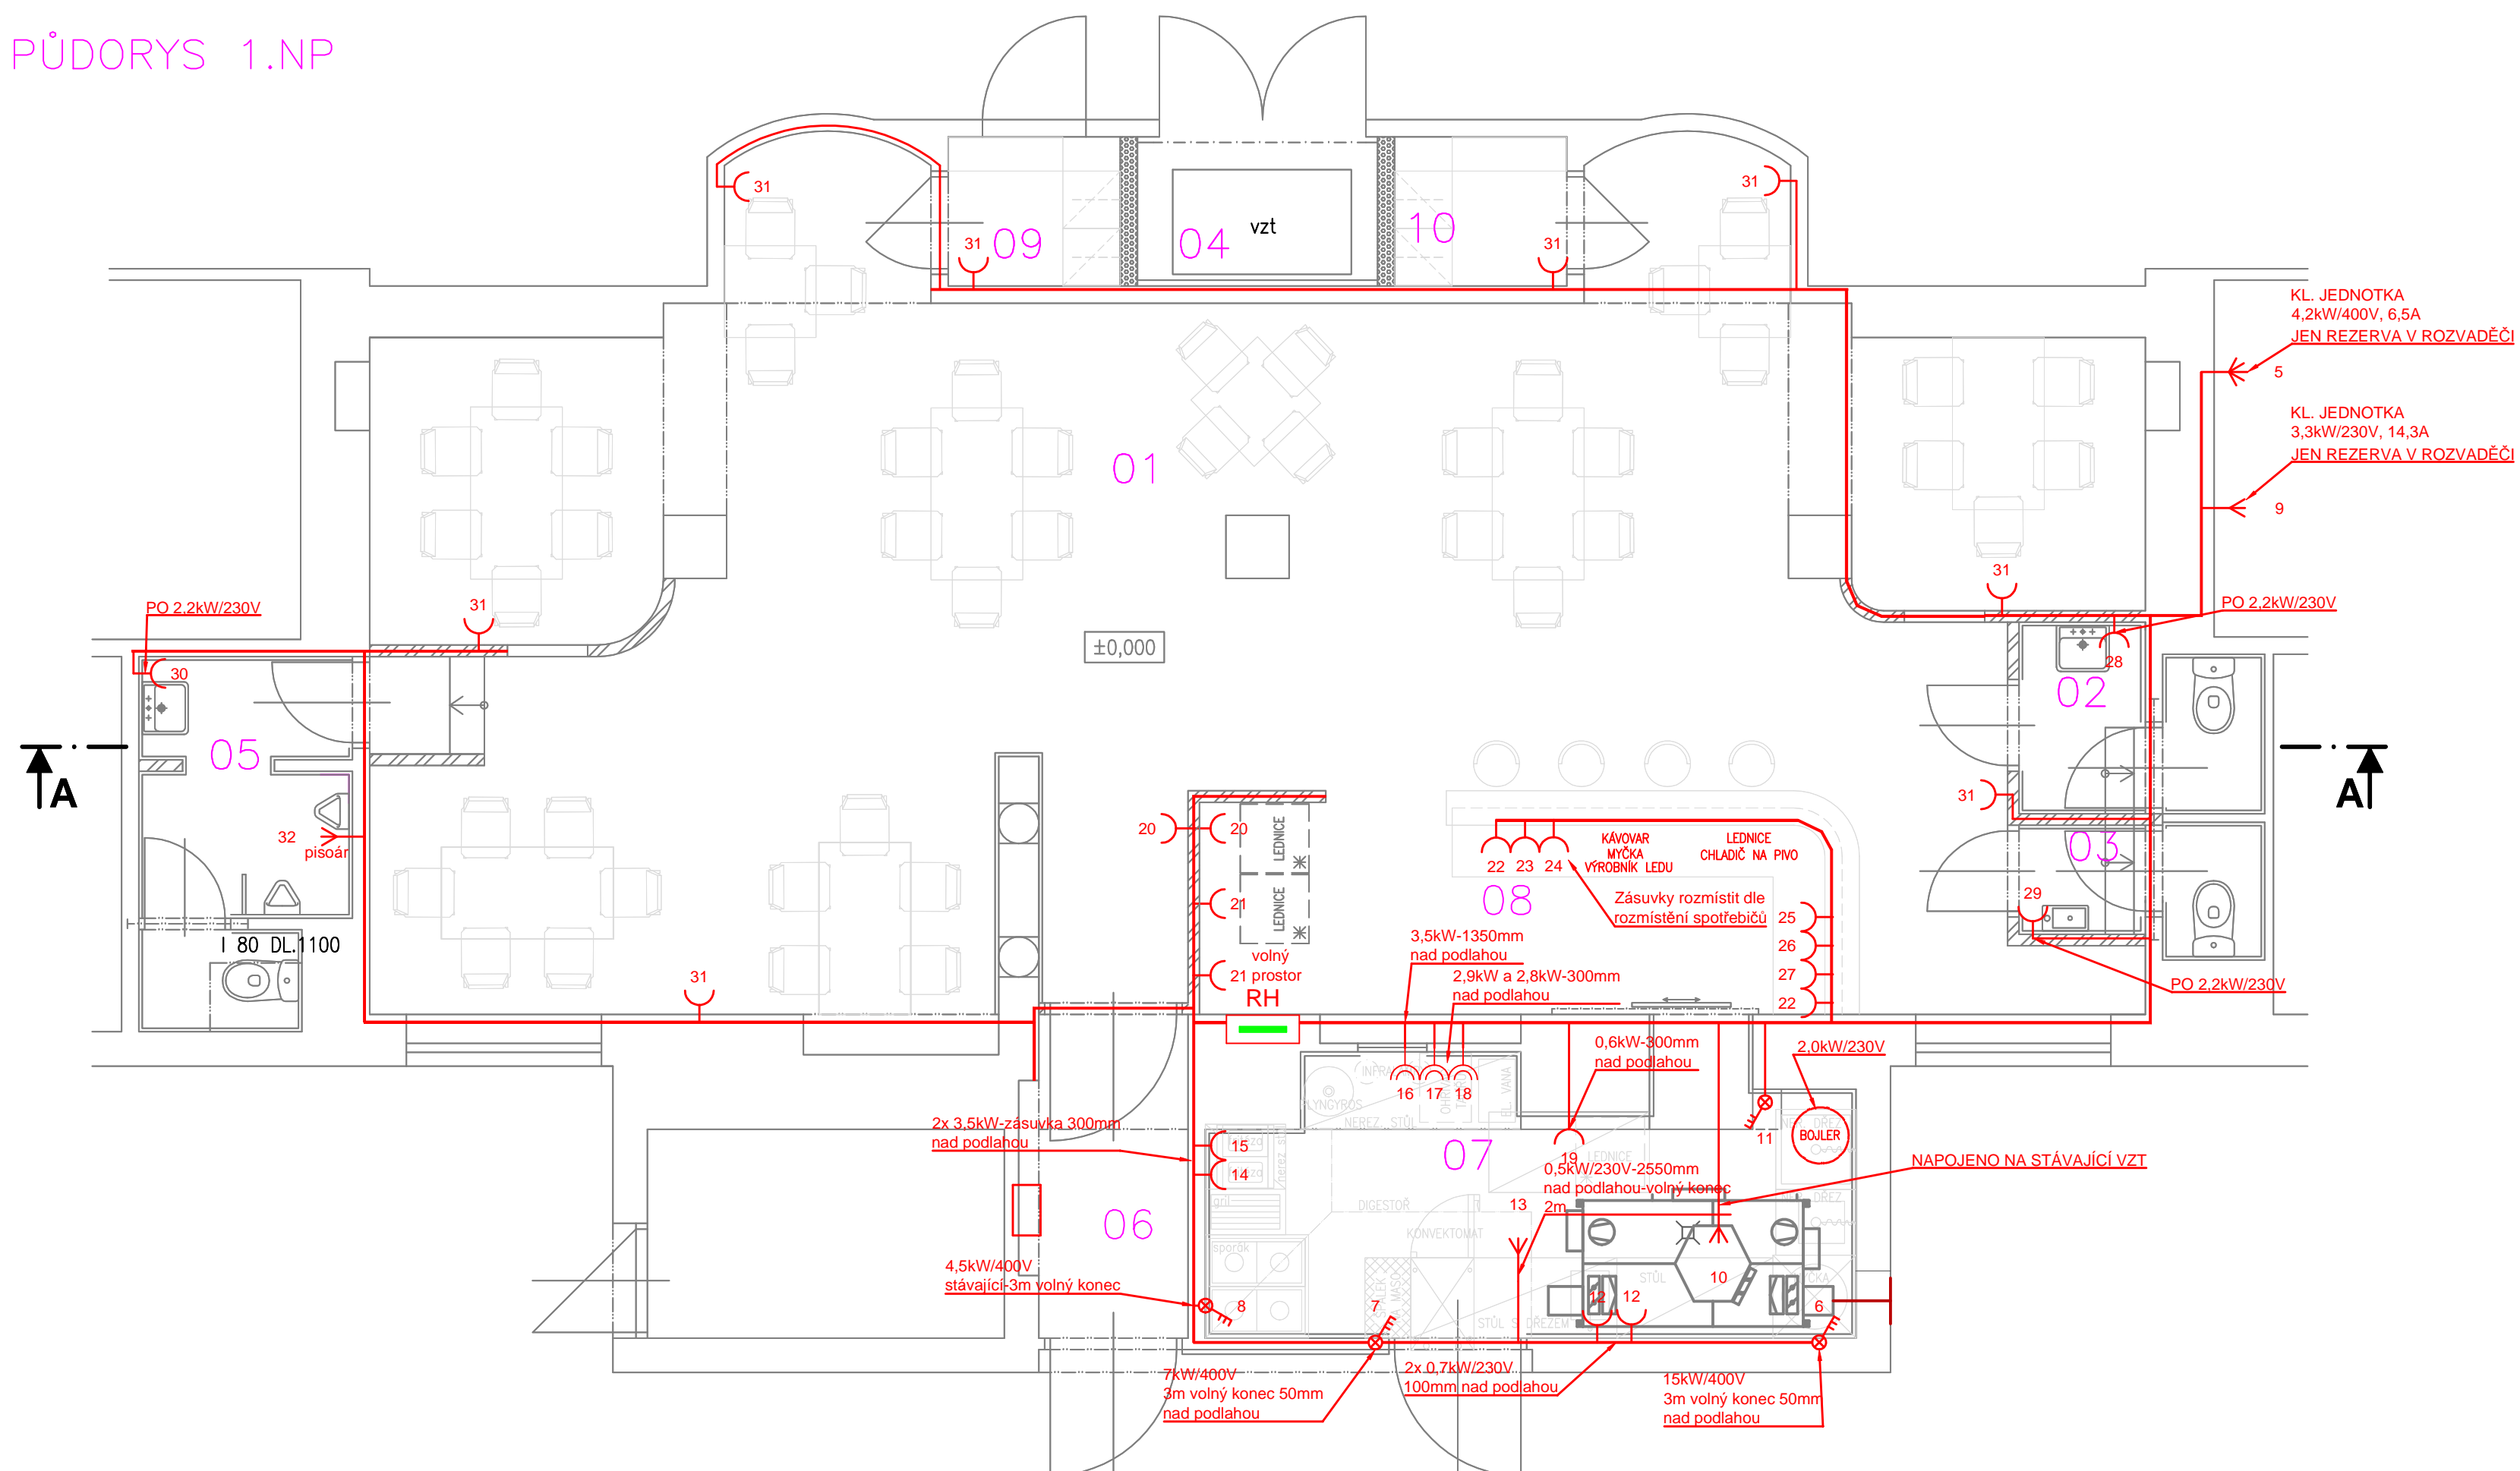


TABULKA MÍSTNOSTÍ

Č.	ÚČEL MÍSTNOSTI	PLOCHA (m ²)	PODLAHA (nášlapná vrstva)	STĚNY	STROP
01	RESTAURACE	84,4	KOBEREC	OMÍTKA + MALBA	KAZETOVÝ PODHLED RASTR 600x600, +2,700
02	WC ŽENY	3,0	KERAMICKÁ DLAŽBA	OMÍTKA + MALBA KER. OBKLAD	SDK PODHLED +2,700
03	WC PERSONÁL	2,5	KERAMICKÁ DLAŽBA	OMÍTKA + MALBA KER. OBKLAD	SDK PODHLED +2,700
04	VZT	2,71	—	—	—
05	WC MUŽI	5,5	KERAMICKÁ DLAŽBA	OMÍTKA + MALBA KER. OBKLAD	SDK PODHLED +2,700
06	VSTUP	3,5	KERAMICKÁ DLAŽBA	OMÍTKA + MALBA	KAZETOVÝ PODHLED RASTR 600x600, +2,700
07	KUCHYŇE	12,7	KERAMICKÁ DLAŽBA	OMÍTKA + MALBA KER. OBKLAD	SDK PODHLED +2,700
08	BAR	10,0	KERAMICKÁ DLAŽBA	OMÍTKA + MALBA	KAZETOVÝ PODHLED RASTR 600x600, +2,700
09	ŠATNA	1,95	KERAMICKÁ DLAŽBA	OMÍTKA + MALBA	SDK PODHLED +2,700
10	ŠATNA	1,95	KERAMICKÁ DLAŽBA	OMÍTKA + MALBA	SDK PODHLED +2,700

LEGENDA ELEKTRO-SILNOPROUD

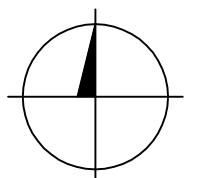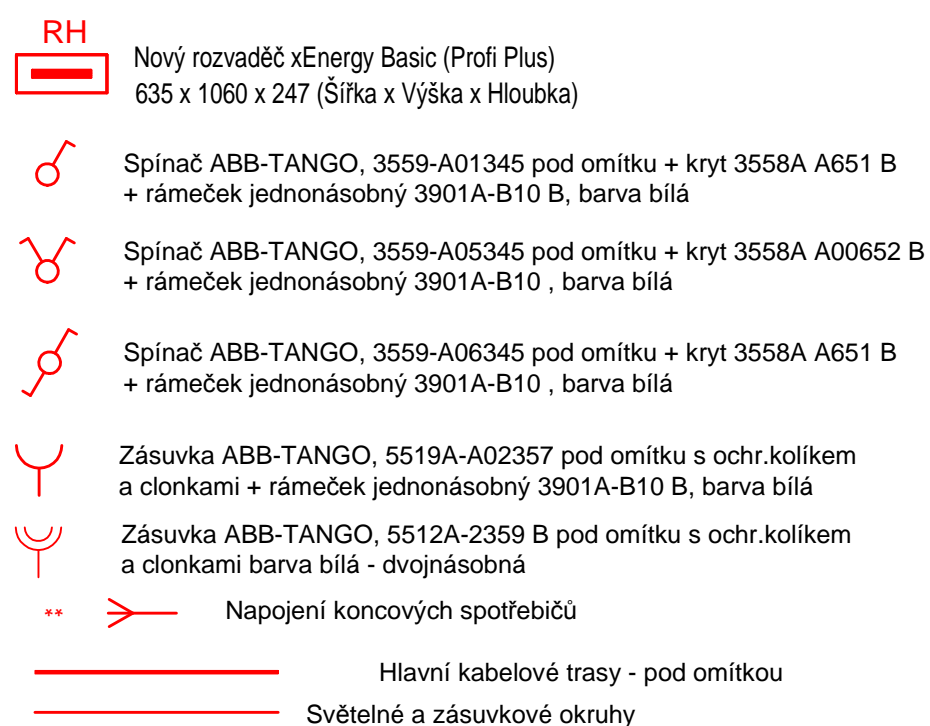

2				
1				
Č. změny	Předmět změny	Změnu provedl	Podpis	Datum

Vedoucí projektant –	Hl. Ing. Ludmila Rojíčková	 R&P PROJEKT statika, projekce s.r.o.	mobil:
Projektant	Libor Fiala		+420 775 33 43 18
Vypracoval	Libor Fiala		+420 777 19 20 39
Stavebník	město Bohumín, Masarykova 158, 735 81 Bohumín		e-mail: rojikova@rprojekt.cz polach@rprojekt.cz

Název stavby:	Stavební úpravy restaurace, ul. Studentská 781, Bohumín	Profese	Elektroinstalace
		Č. zak.	010619
		Stupeň	DPS
Část:	D.1.4.3 – Silnoproudá elektroinstalace	Datum	04./2021
		Formát	6xA4 (A2)
Název výkresu:	Půdorys 1.NP - Zásuvková instalace	Měřítko 1:50	Číslo výkresu 010619-D.1.4.3-3